




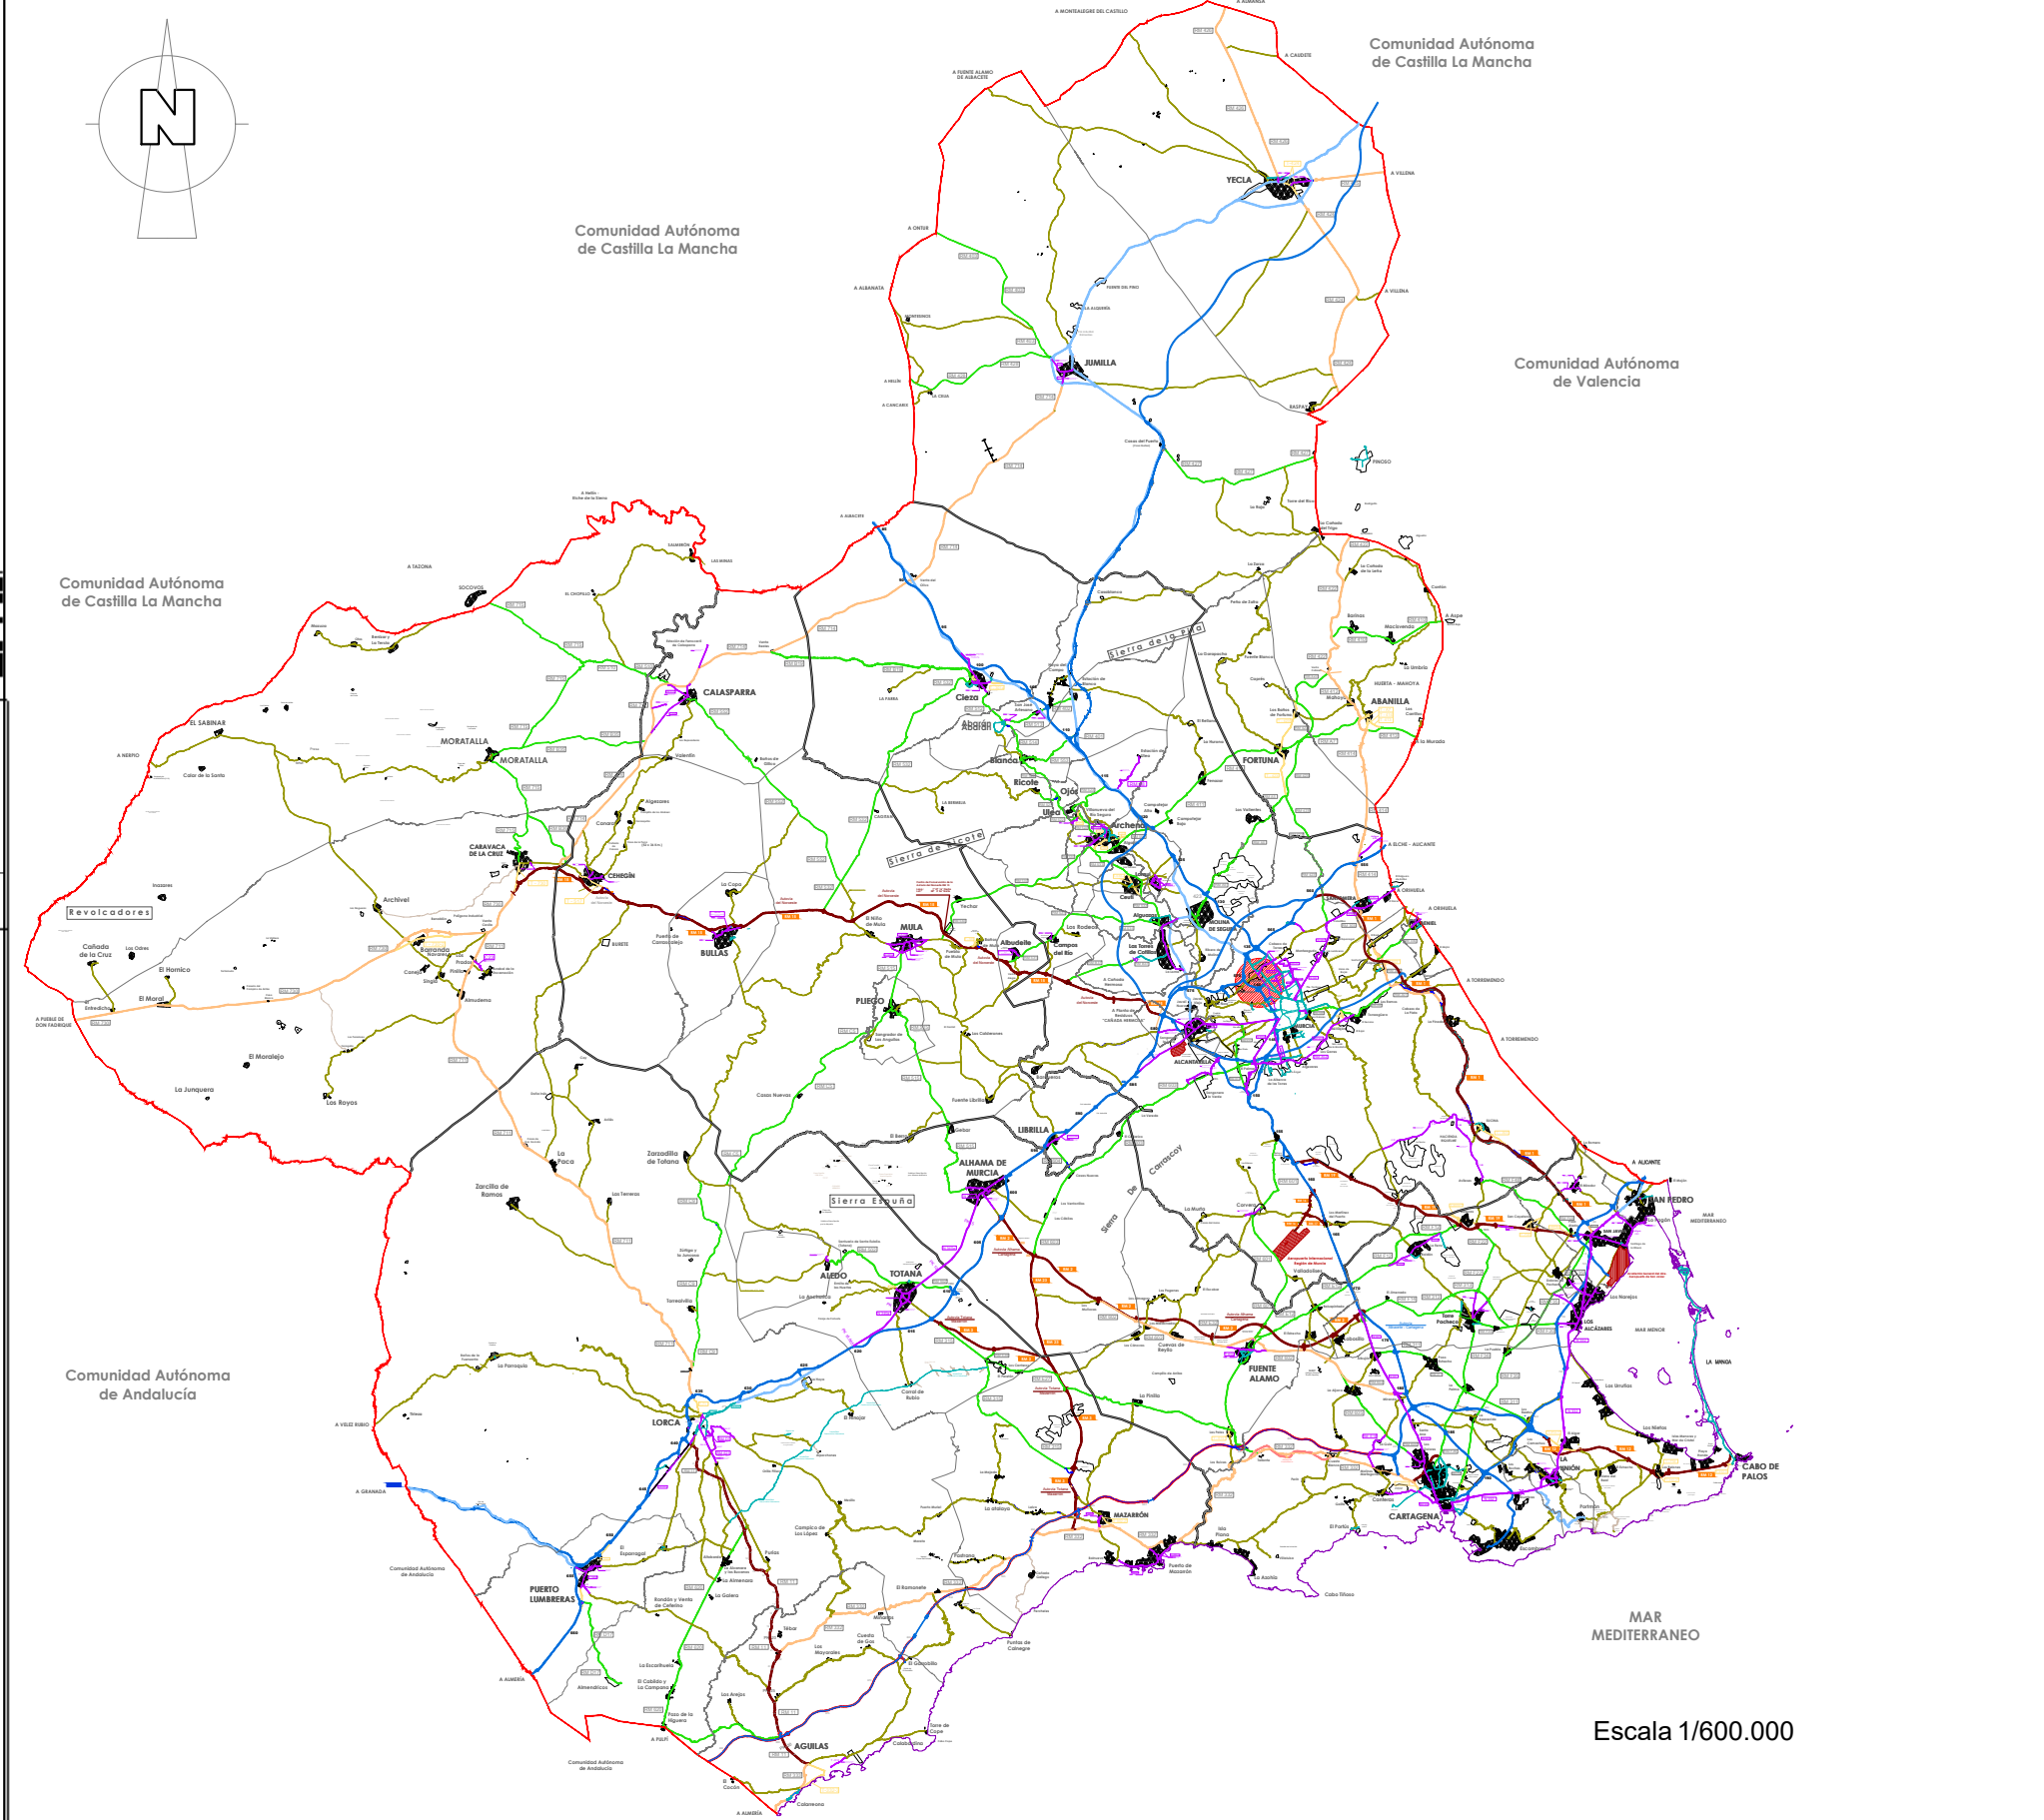


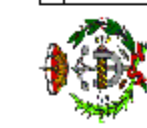

Escala 1/600.000

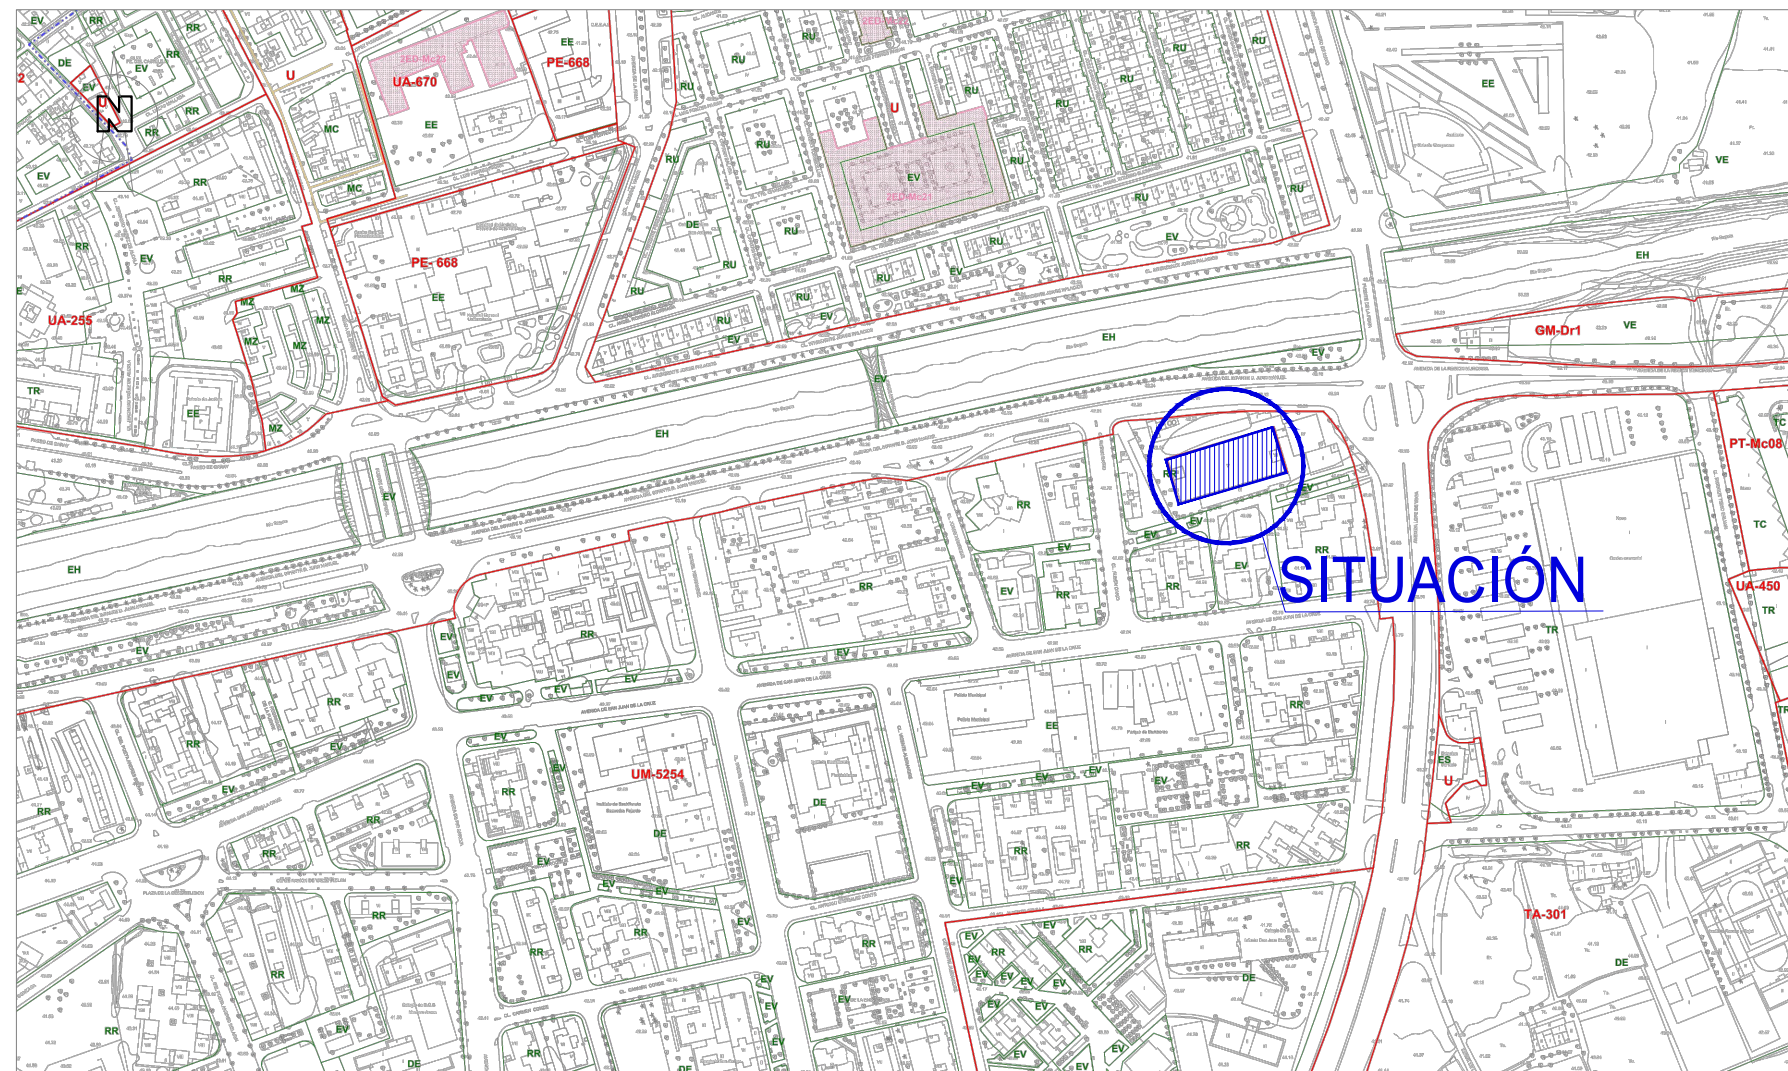

Escala 1/5.000

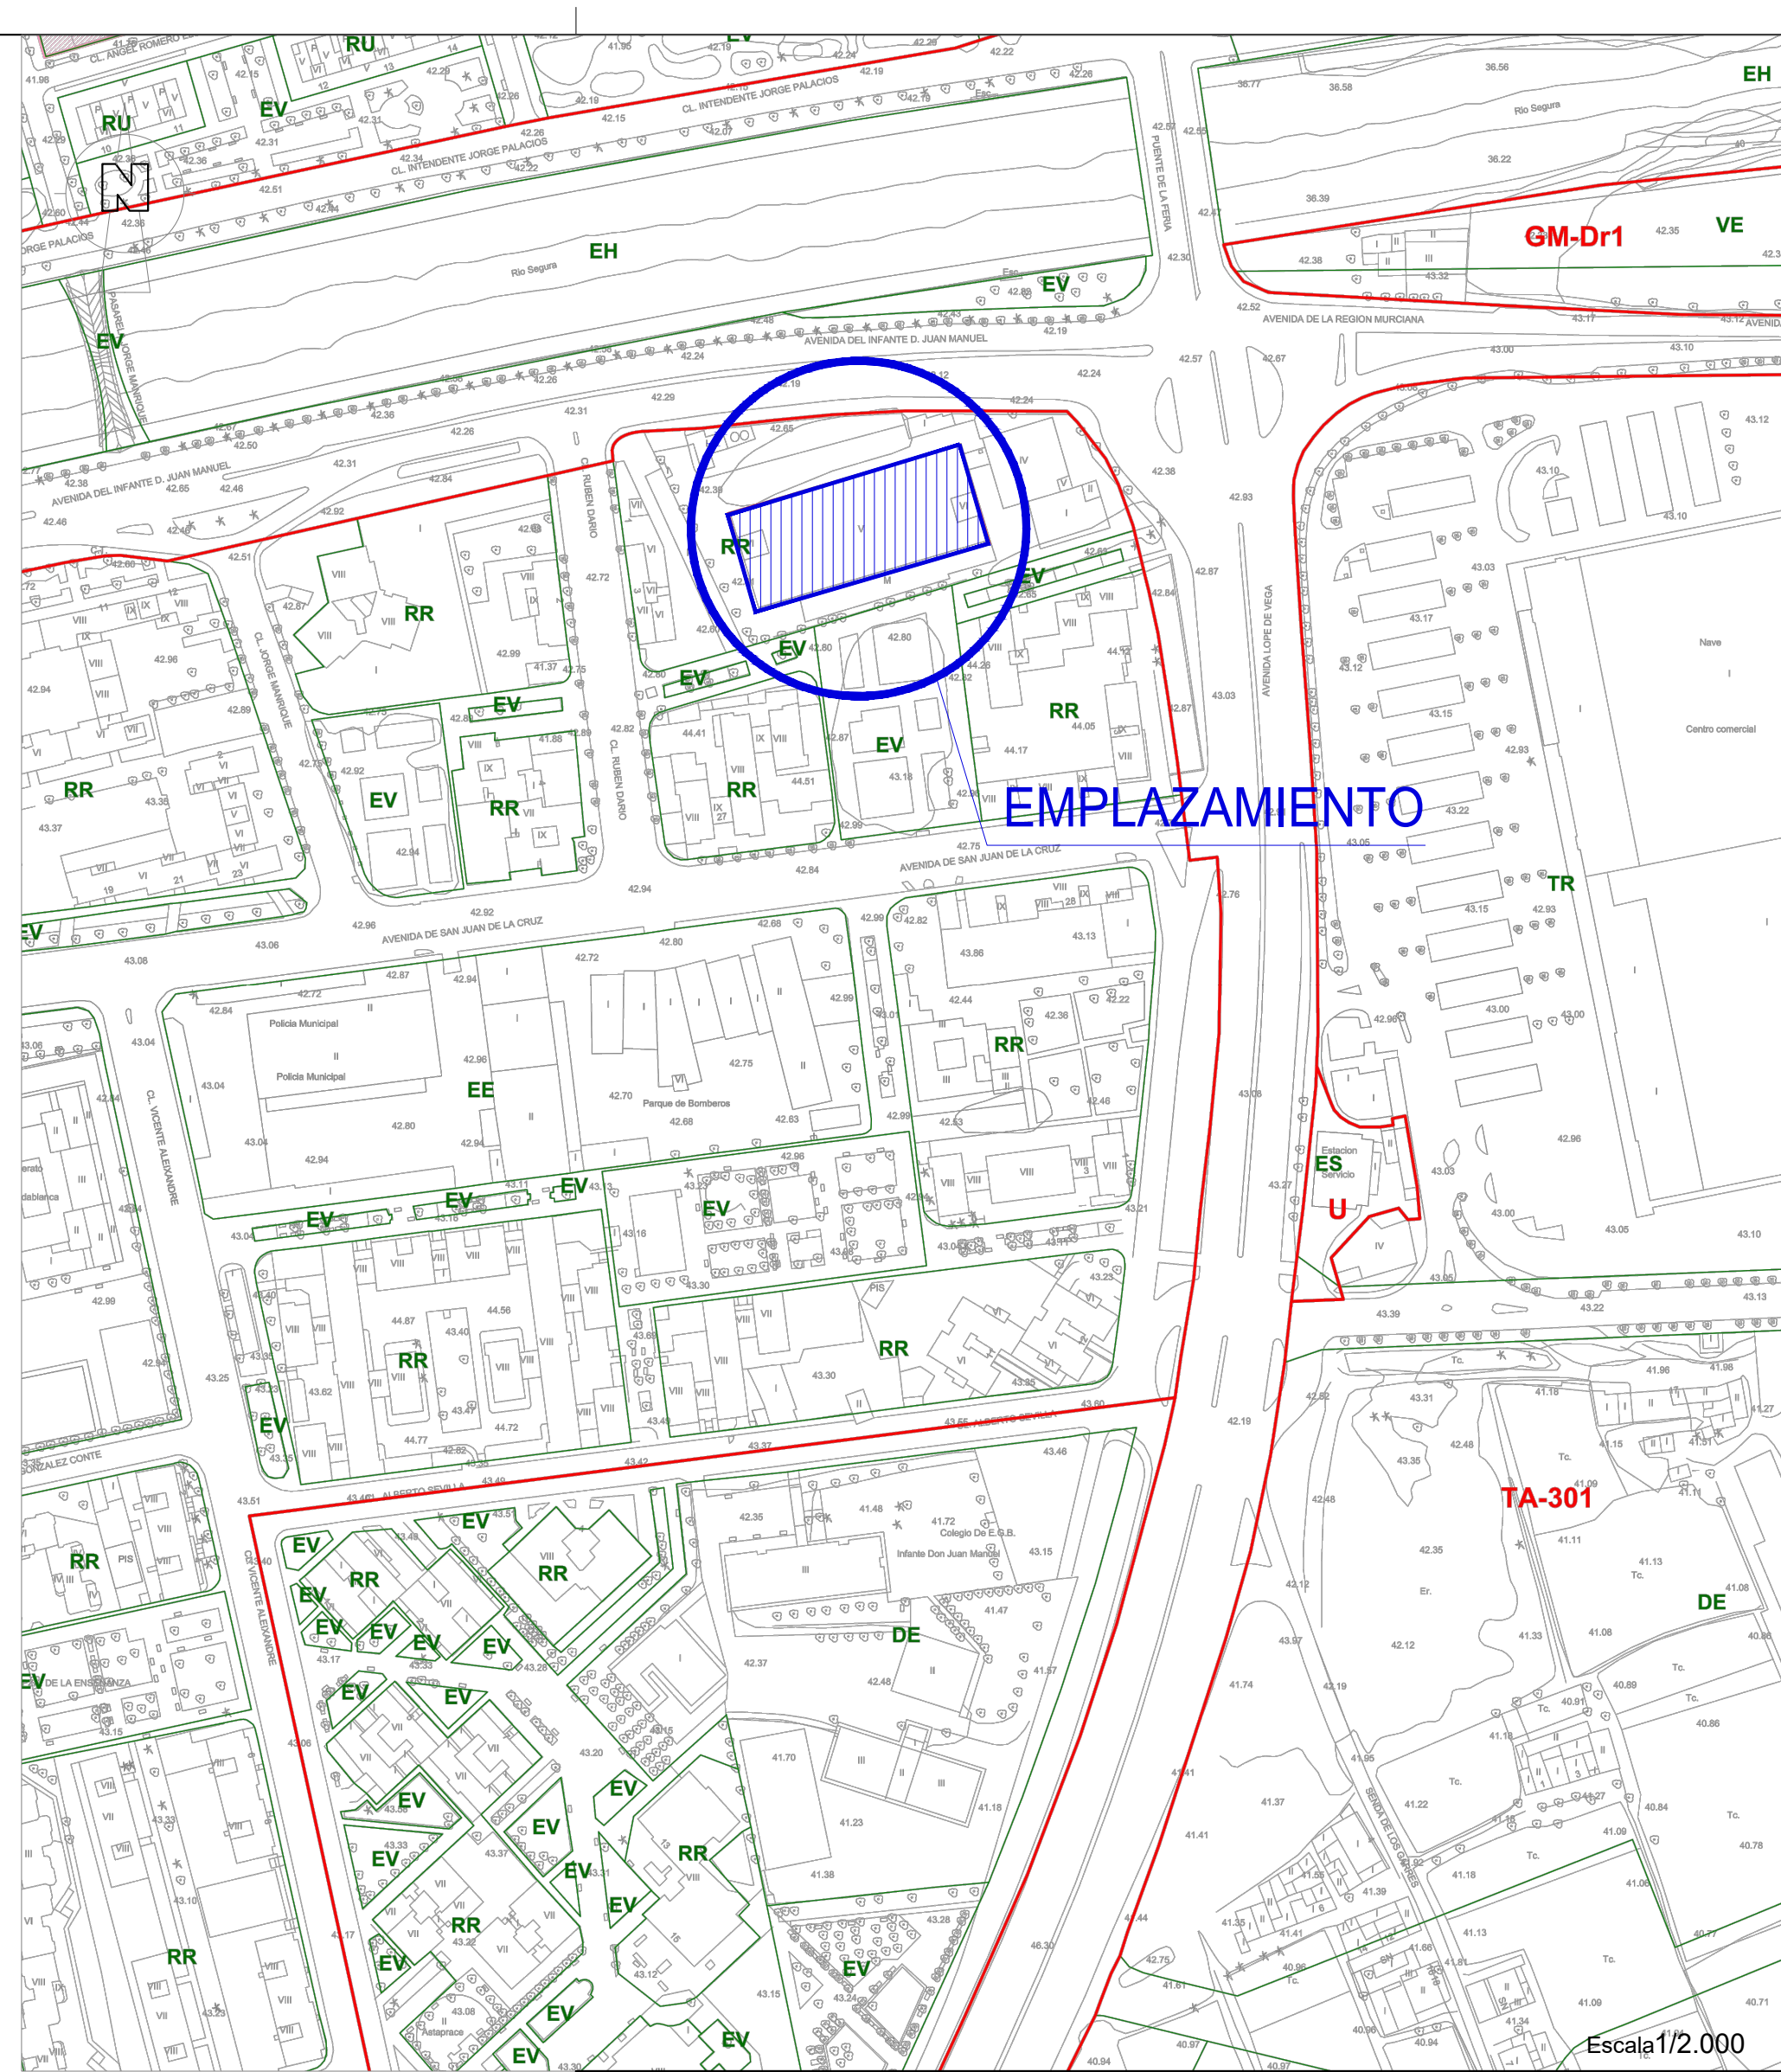

Escala 1/2.000

|                                                                                                     |                                                       |                                                                          |
|-----------------------------------------------------------------------------------------------------|-------------------------------------------------------|--------------------------------------------------------------------------|
| <b>PROYECTO DE:</b><br>ADAPTACIÓN SECTORIZACIÓN Y EVACUACIÓN<br>EDIFICIO ADMINISTRATIVO ASE-INFANTE |                                                       | <b>SITUACIÓN:</b><br>Avenida Infante Don Juan Manuel, 14<br>30011 Murcia |
| <b>PETICIONARIO:</b><br>Región de Murcia<br>Consejería de Hacienda y Administraciones Públicas      |                                                       |                                                                          |
| <b>EXPT:</b> 1181_2017_obra                                                                         | <b>PLANO DE:</b>                                      |                                                                          |
| <b>FECHA:</b> Julio de 2017                                                                         | <b>SITUACIÓN Y EMPLAZAMIENTO<br/>REFERIDO AL PGOU</b> |                                                                          |
| <b>ESCALAS:</b><br>1/5 000<br>1/2.000                                                               | <b>PLANO Nº:</b><br>1                                 |                                                                          |
| <b>Ingeniero Técnico Industrial:</b><br><br>Pedro J. Martínez Hernández.<br>Colegiado Nº 3048       |                                                       |                                                                          |

**QUANTO INGENIERIA**  
  
INGENIERÍA  
CONSULTING  
EFICIENCIA  
ESTUDIOS  
  
Quanto Ingeniería S.L.P.  
C/Nordeste, Manzana A  
Parcela 1-2, Pl La Polvorista  
30500 Molina de Segura, Murcia  
  
quantoingenieria@quantoingenieria.net  
T +34968629104





RONDA ESTE

CALLE PEATONAL

AVDA. INFANTE D. JUAN MANUEL

CONSEJERIA DE TRABAJO Y POLITICA SOCIAL

-SERVICIO REGIONAL DE EMPLEO Y FORMACION (PLANTA BAJA, P. 1º, P. 2º, P. 3º)

CONSEJERIA DE ECONOMIA Y HACIENDA

-SUBDIRECCION DE RELACIONES DE COLECTIVOS (PLANTA BAJA)  
-SECRETARIA AUTONOMICA DE ADMINISTRACION PUBLICA (PLANTA BAJA)  
-ESCUELA DE ADMINISTRACION PUBLICA DE LA REGION DE MURCIA (PLANTA 1º, P. 2º)  
-DIRECCION GENERAL DE INFORMATICA (PLANTA 3º, PLANTA 4º)  
-DIRECCION GENERAL DE FUNCION PUBLICA (PLANTA 4º)

CONSEJERIA DE PRESIDENCIA

-INSTITUTO DE LA JUVENTUD DE LA REGION DE MURCIA (PLANTA 2º, PLANTA 3º)  
-INSTITUTO DE LA MUJER DE LA REGION DE MURCIA (PLANTA 3º)  
-DIRECCION GENERAL DE ADMINISTRACION LOCAL (PLANTA 3º)

- SERVICIO REGIONAL DE EMPLEO Y FORMACION (SUBDIRECCION GRAL DE EMPLEO)  
 SUBDIRECCION DE RELACIONES DE COLECTIVOS (CONSEJERIA ECONOMIA Y HACIENDA, DIRECCION GENERAL FUNCION PUBLICA)  
 REGISTRO DE PERSONAL (SECRETARIA AUTONOMICA DE ADMINISTRACION PUBLICA)

|                          |             |
|--------------------------|-------------|
| S. CONSTRUIDA P. BAJA    | 3222.37 M2  |
| S. CONSTRUIDA P. PRIMERA | 2633.74 M2  |
| S. CONSTRUIDA P. SEGUNDA | 2488.85 M2  |
| S. CONSTRUIDA P. TERCERA | 2851.40 M2  |
| S. CONSTRUIDA P. CUARTA  | 2150.51 M2  |
| S. CONSTRUIDA TOTAL      | 13346.87 M2 |

PROYECTO DE:  
ADAPTACIÓN SECTORIZACIÓN Y EVACUACIÓN  
EDIFICIO ADMINISTRATIVO ASE-INFANTE

PETICIONARIO:  
Región de Murcia  
Consejería de Hacienda y Administraciones Públicas  
SITUACIÓN:  
Avenida Infante Don Juan Manuel, 14  
30011 Murcia

EXpte: 1181\_2017\_obra  
FECHA: Julio 2017  
ESCALAS: 1/200  
PLANO Nº: 02

PLANO DE:  
Situación actual edificio.  
Planta baja

Ingeniero Técnico Industrial:

Pedro J. Martínez Hernández.  
Colegiado Nº 3048

QUANTO INGENIERIA


INGENIERIA  
CONSULTING  
EFICIENCIA  
ESTUDIOS  
Quanto Ingeniería S.L.  
C/Alfonso de Aragón, 14  
Parcela 1-2, P/La Palmera  
30001 Murcia de Segura, Murcia

quantingenieria@quantingenieria.net  
T +34968629104



|                     |
|---------------------|
| REGIÓN DE MURCIA    |
| Nº V.: 380.003/2017 |
| 18/09/2017 17:07:29 |
| C.V.S.: JBCADJD27   |

|                                                                                                                                                                                                                                                                                         |                                                                                                                                                                            |
|-----------------------------------------------------------------------------------------------------------------------------------------------------------------------------------------------------------------------------------------------------------------------------------------|----------------------------------------------------------------------------------------------------------------------------------------------------------------------------|
| <p><b>COLEGIO OFICIAL DE GRADUADOS EN INGENIERIA DE LA RAMA INDUSTRIAL E INGENIEROS TECNICOS INDUSTRIALES DE VALPARAISO</b></p> <p>Administración y Gestión de la Calidad<br/>Carrera de Ingeniería Industrial y de Alimentos<br/>Colegiado/a: 3048 MARTINEZ HERNANDEZ, PEDRO JOSE.</p> | <p>Cliente/Promotor: CONSERJERIA DE HACIENDA,</p> <p>Descripción: REFORMA INTERIOR DE UN EDIFICIO ADMINISTRATIVO EXISTENTE CON EL FIN DE ADAPTAR LA SECTORIZACIÓN Y EV</p> |
|-----------------------------------------------------------------------------------------------------------------------------------------------------------------------------------------------------------------------------------------------------------------------------------------|----------------------------------------------------------------------------------------------------------------------------------------------------------------------------|

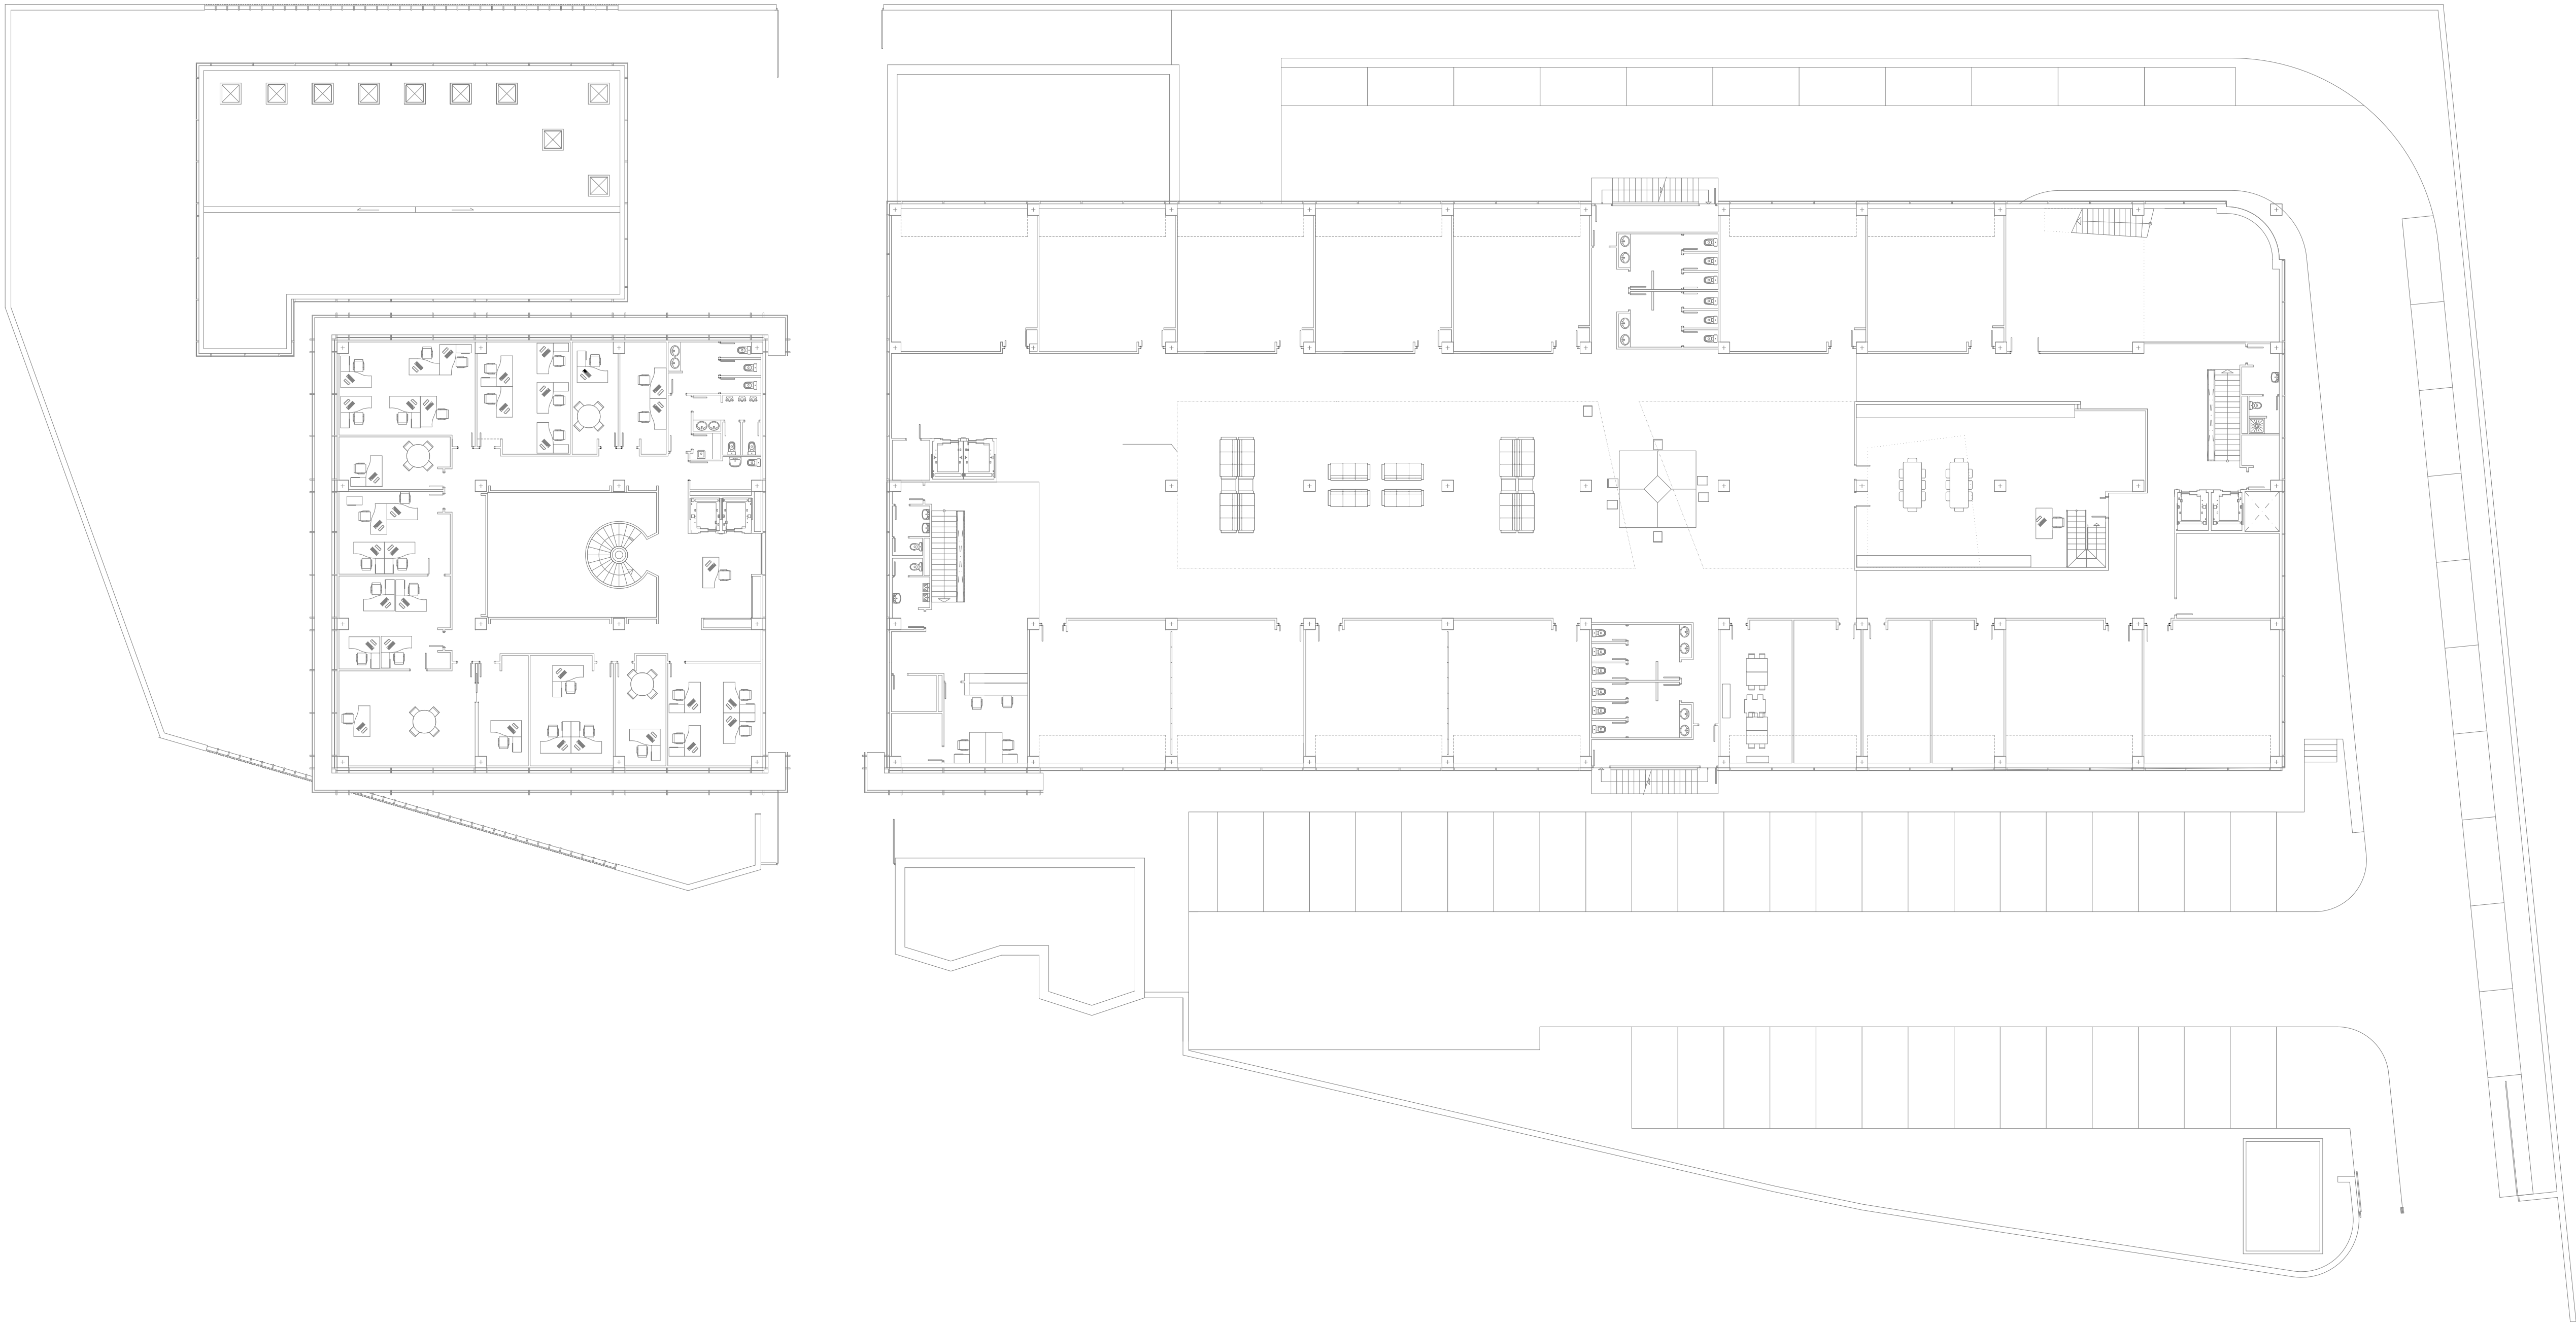

|                          |             |
|--------------------------|-------------|
| S. CONSTRUIDA P. BAJA    | 3222.37 M2  |
| S. CONSTRUIDA P. PRIMERA | 2633.74 M2  |
| S. CONSTRUIDA P. SEGUNDA | 2488.85 M2  |
| S. CONSTRUIDA P. TERCERA | 2851.40 M2  |
| S. CONSTRUIDA P. CUARTA  | 2150.51 M2  |
| S. CONSTRUIDA TOTAL      | 13346.87 M2 |

|                                                                                                                   |                        |                                                                          |
|-------------------------------------------------------------------------------------------------------------------|------------------------|--------------------------------------------------------------------------|
| <b>PROYECTO DE:</b><br><b>ADAPTACIÓN SECTORIZACIÓN Y EVACUACIÓN</b><br><b>EDIFICIO ADMINISTRATIVO ASE-INFANTE</b> |                        | <b>SITUACIÓN:</b><br>Avenida Infante Don Juan Manuel, 14<br>30011 Murcia |
| <b>PETICIONARIO:</b><br>Región de Murcia<br>Consejería de Hacienda y Administraciones Públicas                    |                        |                                                                          |
| <b>EXPT:</b> 1181_2017_obra                                                                                       |                        | <b>PLANO DE:</b><br><br>Situación actual edificio.<br>Planta 1ª          |
| <b>FECHA:</b> Julio 2017                                                                                          |                        |                                                                          |
| <b>ESCALAS:</b><br>1/200                                                                                          | <b>PLANO N°:</b><br>03 |                                                                          |

**Ingeniero Técnico Industrial:**

**Pedro J. Martínez Hernández.**  
Colegiado N° 3048

**QUANTO**INGENIERIA

**INGENIERÍA  
CONSULTING  
EFICIENCIA  
ESTUDIOS**  
Quinto Ingeniería S.L.P.  
C/Moroste, Manzana A  
Parcela 1-2, Pl La Polvorista  
30500 Molina de Segura, Murcia

quantoingegneria@quantoingegneria.net  
T +34968629104





|                                                                                                                                                                                                                                                                                                                                                                                                                                                                                                           |                                                          |
|-----------------------------------------------------------------------------------------------------------------------------------------------------------------------------------------------------------------------------------------------------------------------------------------------------------------------------------------------------------------------------------------------------------------------------------------------------------------------------------------------------------|----------------------------------------------------------|
| CONSEJERIA DE EDUCACION, FORMACION Y EMPLEO<br>-SERVICIO REGIONAL DE EMPLEO Y FORMACION (PLANTA BAJA, P. 1º, P. 2º, P. 3º)                                                                                                                                                                                                                                                                                                                                                                                |                                                          |
| CONSEJERIA DE ECONOMIA Y HACIENDA<br>-DIRECCION GENERAL DE INFORMATICA Y COMUNICACIONES (PLANTA 3º, PLANTA 4º)                                                                                                                                                                                                                                                                                                                                                                                            |                                                          |
| CONSEJERIA DE PRESIDENCIA Y ADMINISTRACION PUBLICA<br>-INSTITUTO DE LA JUVENTUD DE LA REGION DE MURCIA (PLANTA 2º, PLANTA 3º)<br>-INSTITUTO DE LA MUJER DE LA REGION DE MURCIA (PLANTA 3º)<br>-DIRECCION GENERAL DE ADMINISTRACION LOCAL (PLANTA 3º)<br>-SUBDIRECCION DE RELACIONES DE COLECTIVOS (PLANTA BAJA)<br>-DIRECCION GENERAL DE EMPLEO PUBLICO (PLANTA BAJA)<br>-ESCUELA DE ADMINISTRACION PUBLICA DE LA REGION DE MURCIA (PLANTA 1º, P. 2º)<br>-DIRECCION GENERAL DE EMPLEO PUBLICO (PLANTA 4º) |                                                          |
|                                                                                                                                                                                                                                                                                                                                                                                                                                                                                                           | INSTITUTO DE LA JUVENTUD DE LA REGION DE MURCIA          |
|                                                                                                                                                                                                                                                                                                                                                                                                                                                                                                           | ESCUELA DE ADMINISTRACION PUBLICA DE LA REGION DE MURCIA |
|                                                                                                                                                                                                                                                                                                                                                                                                                                                                                                           | SERVICIO DE EMPLEO Y FORMACION                           |

|                          |             |
|--------------------------|-------------|
| S. CONSTRUIDA P. BAJA    | 3222.37 M2  |
| S. CONSTRUIDA P. PRIMERA | 2633.74 M2  |
| S. CONSTRUIDA P. SEGUNDA | 2488.85 M2  |
| S. CONSTRUIDA P. TERCERA | 2851.40 M2  |
| S. CONSTRUIDA P. CUARTA  | 2150.51 M2  |
| S. CONSTRUIDA TOTAL      | 13346.87 M2 |

|                                                                                              |                                         |
|----------------------------------------------------------------------------------------------|-----------------------------------------|
| PROYECTO DE:<br>ADAPTACIÓN SECTORIZACIÓN Y EVACUACIÓN<br>EDIFICIO ADMINISTRATIVO ASE-INFANTE |                                         |
| PETICIONARIO:<br>Región de Murcia<br>Consejería de Hacienda y Administraciones Públicas      |                                         |
| SITUACIÓN:<br>Avenida Infante Don Juan Manuel, 14<br>30011 Murcia                            |                                         |
| EXITE: 1181_2017_obra                                                                        | PLANO DE:                               |
| FECHA: Julio 2017                                                                            | Situación actual edificio.<br>Planta 2ª |
| ESCALAS: 1/200                                                                               |                                         |
| PLANO Nº: 04                                                                                 |                                         |

Ingeniero Técnico Industrial:

Pedro J. Martínez Hernández.  
Colegiado Nº 3048

QUANTO INGENIERIA


INGENIERIA  
CONSULTING  
EFICIENCIA  
ESTUDIOS  
Quanto Ingeniería S.L.  
C/Alfonso de Aragón, 14  
Parcela 1-2, P/La Palmera  
30001 Murcia de Segura, Murcia

quantingenieria@quantingenieria.net  
T +34968629104



Si desea verificar este visado puede hacerlo en: "http://www.colm.es/verificacion". También puede hacerlo mediante el código QR indicado a la derecha o pinchando aquí.  
Nº V.: 380.003.2017  
Nº S.: 380.003.2017  
C.V.: 380.003.2017

COLEGIO OFICIAL DE GRADUADOS EN INGENIERIA DE LA RAMA INDUSTRIAL DE LA REGION DE MURCIA  
Colegiado: 3048 MARTINEZ HERNANDEZ PEDRO JOSE  
Desea verificar este visado puede hacerlo en: "http://www.colm.es/verificacion". También puede hacerlo mediante el código QR indicado a la derecha o pinchando aquí.  
Nº V.: 380.003.2017  
Nº S.: 380.003.2017  
C.V.: 380.003.2017

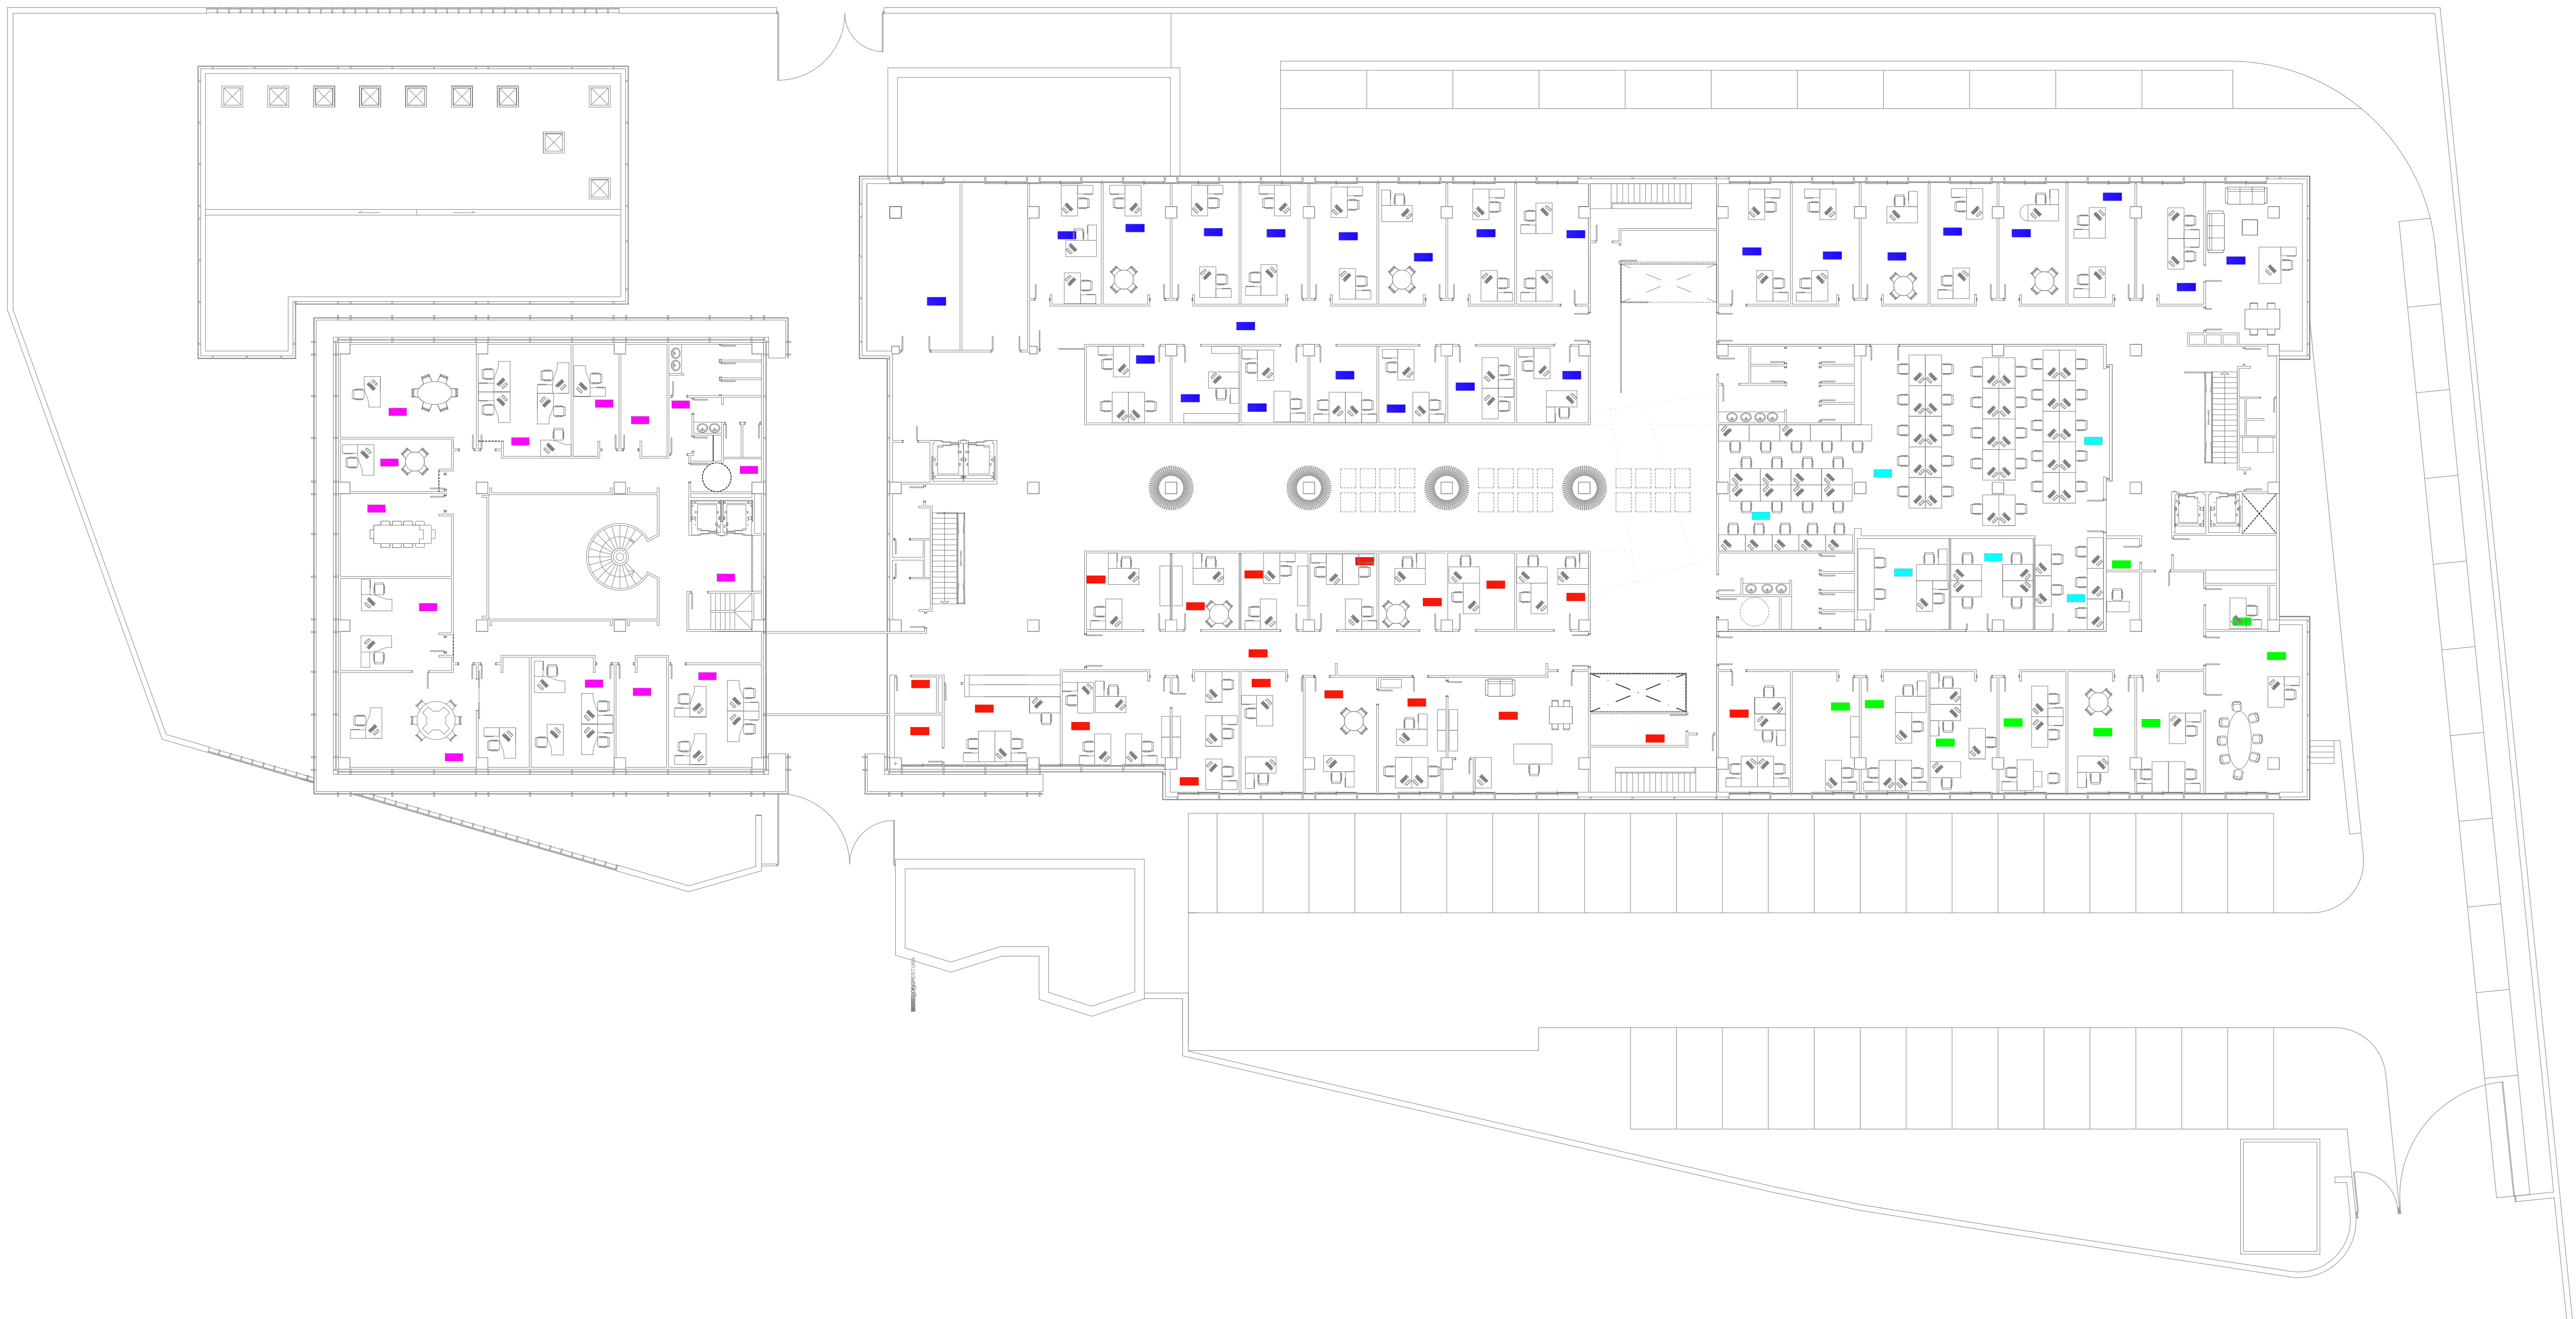

CONSEJERIA DE EDUCACION, FORMACION Y EMPLEO  
-SERVICIO REGIONAL DE EMPLEO Y FORMACION (PLANTA BAJA, P. 1º, P. 2º, P. 3º)

CONSEJERIA DE ECONOMIA Y HACIENDA  
-DIRECCION GENERAL DE INFORMATICA Y COMUNICACIONES (PLANTA 3º, PLANTA 4º)

CONSEJERIA DE PRESIDENCIA Y ADMINISTRACION PUBLICA  
-INSTITUTO DE LA JUVENTUD DE LA REGION DE MURCIA (PLANTA 2º, PLANTA 3º)  
-INSTITUTO DE LA MUJER DE LA REGION DE MURCIA (PLANTA 3º)  
-DIRECCION GENERAL DE ADMINISTRACION LOCAL (PLANTA 3º)  
-SUBDIRECCION DE RELACIONES DE COLECTIVOS (PLANTA BAJA)  
-DIRECCION GENERAL DE EMPLEO PUBLICO (PLANTA BAJA)  
-ESCUELA DE ADMINISTRACION PUBLICA DE LA REGION DE MURCIA (PLANTA 1º, P. 2º)  
-DIRECCION GENERAL DE EMPLEO PUBLICO (PLANTA 4º)

INSTITUTO DE LA MUJER DE LA REGION DE MURCIA  
INSTITUTO DE LA JUVENTUD DE LA REGION DE MURCIA  
DIRECCION GENERAL ADMINISTRACION LOCAL  
DIRECCION GENERAL DE INFORMATICA Y COMUNICACIONES  
SERVICIO DE EMPLEO Y FORMACION

|                          |             |
|--------------------------|-------------|
| S. CONSTRUIDA P. BAJA    | 3222.37 M2  |
| S. CONSTRUIDA P. PRIMERA | 2633.74 M2  |
| S. CONSTRUIDA P. SEGUNDA | 2488.85 M2  |
| S. CONSTRUIDA P. TERCERA | 2851.40 M2  |
| S. CONSTRUIDA P. CUARTA  | 2150.51 M2  |
| S. CONSTRUIDA TOTAL      | 13346.87 M2 |

PROYECTO DE:  
ADAPTACIÓN SECTORIZACIÓN Y EVACUACIÓN  
EDIFICIO ADMINISTRATIVO ASE-INFANTE

PETICIONARIO:  
Región de Murcia  
Consejería de Hacienda y Administraciones Públicas

SITUACIÓN:  
Avenida Infante Don Juan Manuel, 14  
30011 Murcia

EXITE: 1181\_2017\_obra  
FECHA: Julio 2017  
ESCALAS: 1/200

PLANO Nº:  
05

PLANO DE:  
Situación actual edificio.  
Planta 3ª

Ingeniero Técnico Industrial:  
  
Pedro J. Martínez Hernández.  
Colegiado Nº 3048

QUANTO INGENIERIA


INGENIERIA  
CONSULTING  
EFICIENCIA  
ESTUDIOS

Quanto Ingeniería S.L.  
C/Alfonso de Aragón, 14  
Parcela 1-2, P/La Palmera  
30001 Murcia en Segura, Murcia  
T +34968629104



Si desea verificar este visado puede hacerlo en "http://www.colim.es/verificacion". También puede hacerlo mediante el código QR indicado a la derecha o pinchando aquí.  
**COLEGIO OFICIAL DE GRADUADOS EN INGENIERIA DE LA RAMA INDUSTRIAL DE LA REGION DE MURCIA**  
Nº V.: 380.002.2017  
Nº A.: 17/07/23  
C.V.: 08240027

COLEGIO OFICIAL DE GRADUADOS EN INGENIERIA DE LA RAMA INDUSTRIAL DE LA REGION DE MURCIA  
Colegiado/a: 3048 MARTINEZ, HERNANDEZ PEDRO JOSE...  
Derecho Promotor: INGENIERIA DE LA RAMA INDUSTRIAL DE LA REGION DE MURCIA  
Descripción: REDDITA INTERIOR DE UN EDIFICIO ADMINISTRATIVO EXISTENTE CON EL FIN DE ADAPTAR LA SECTORIZACIÓN Y EV

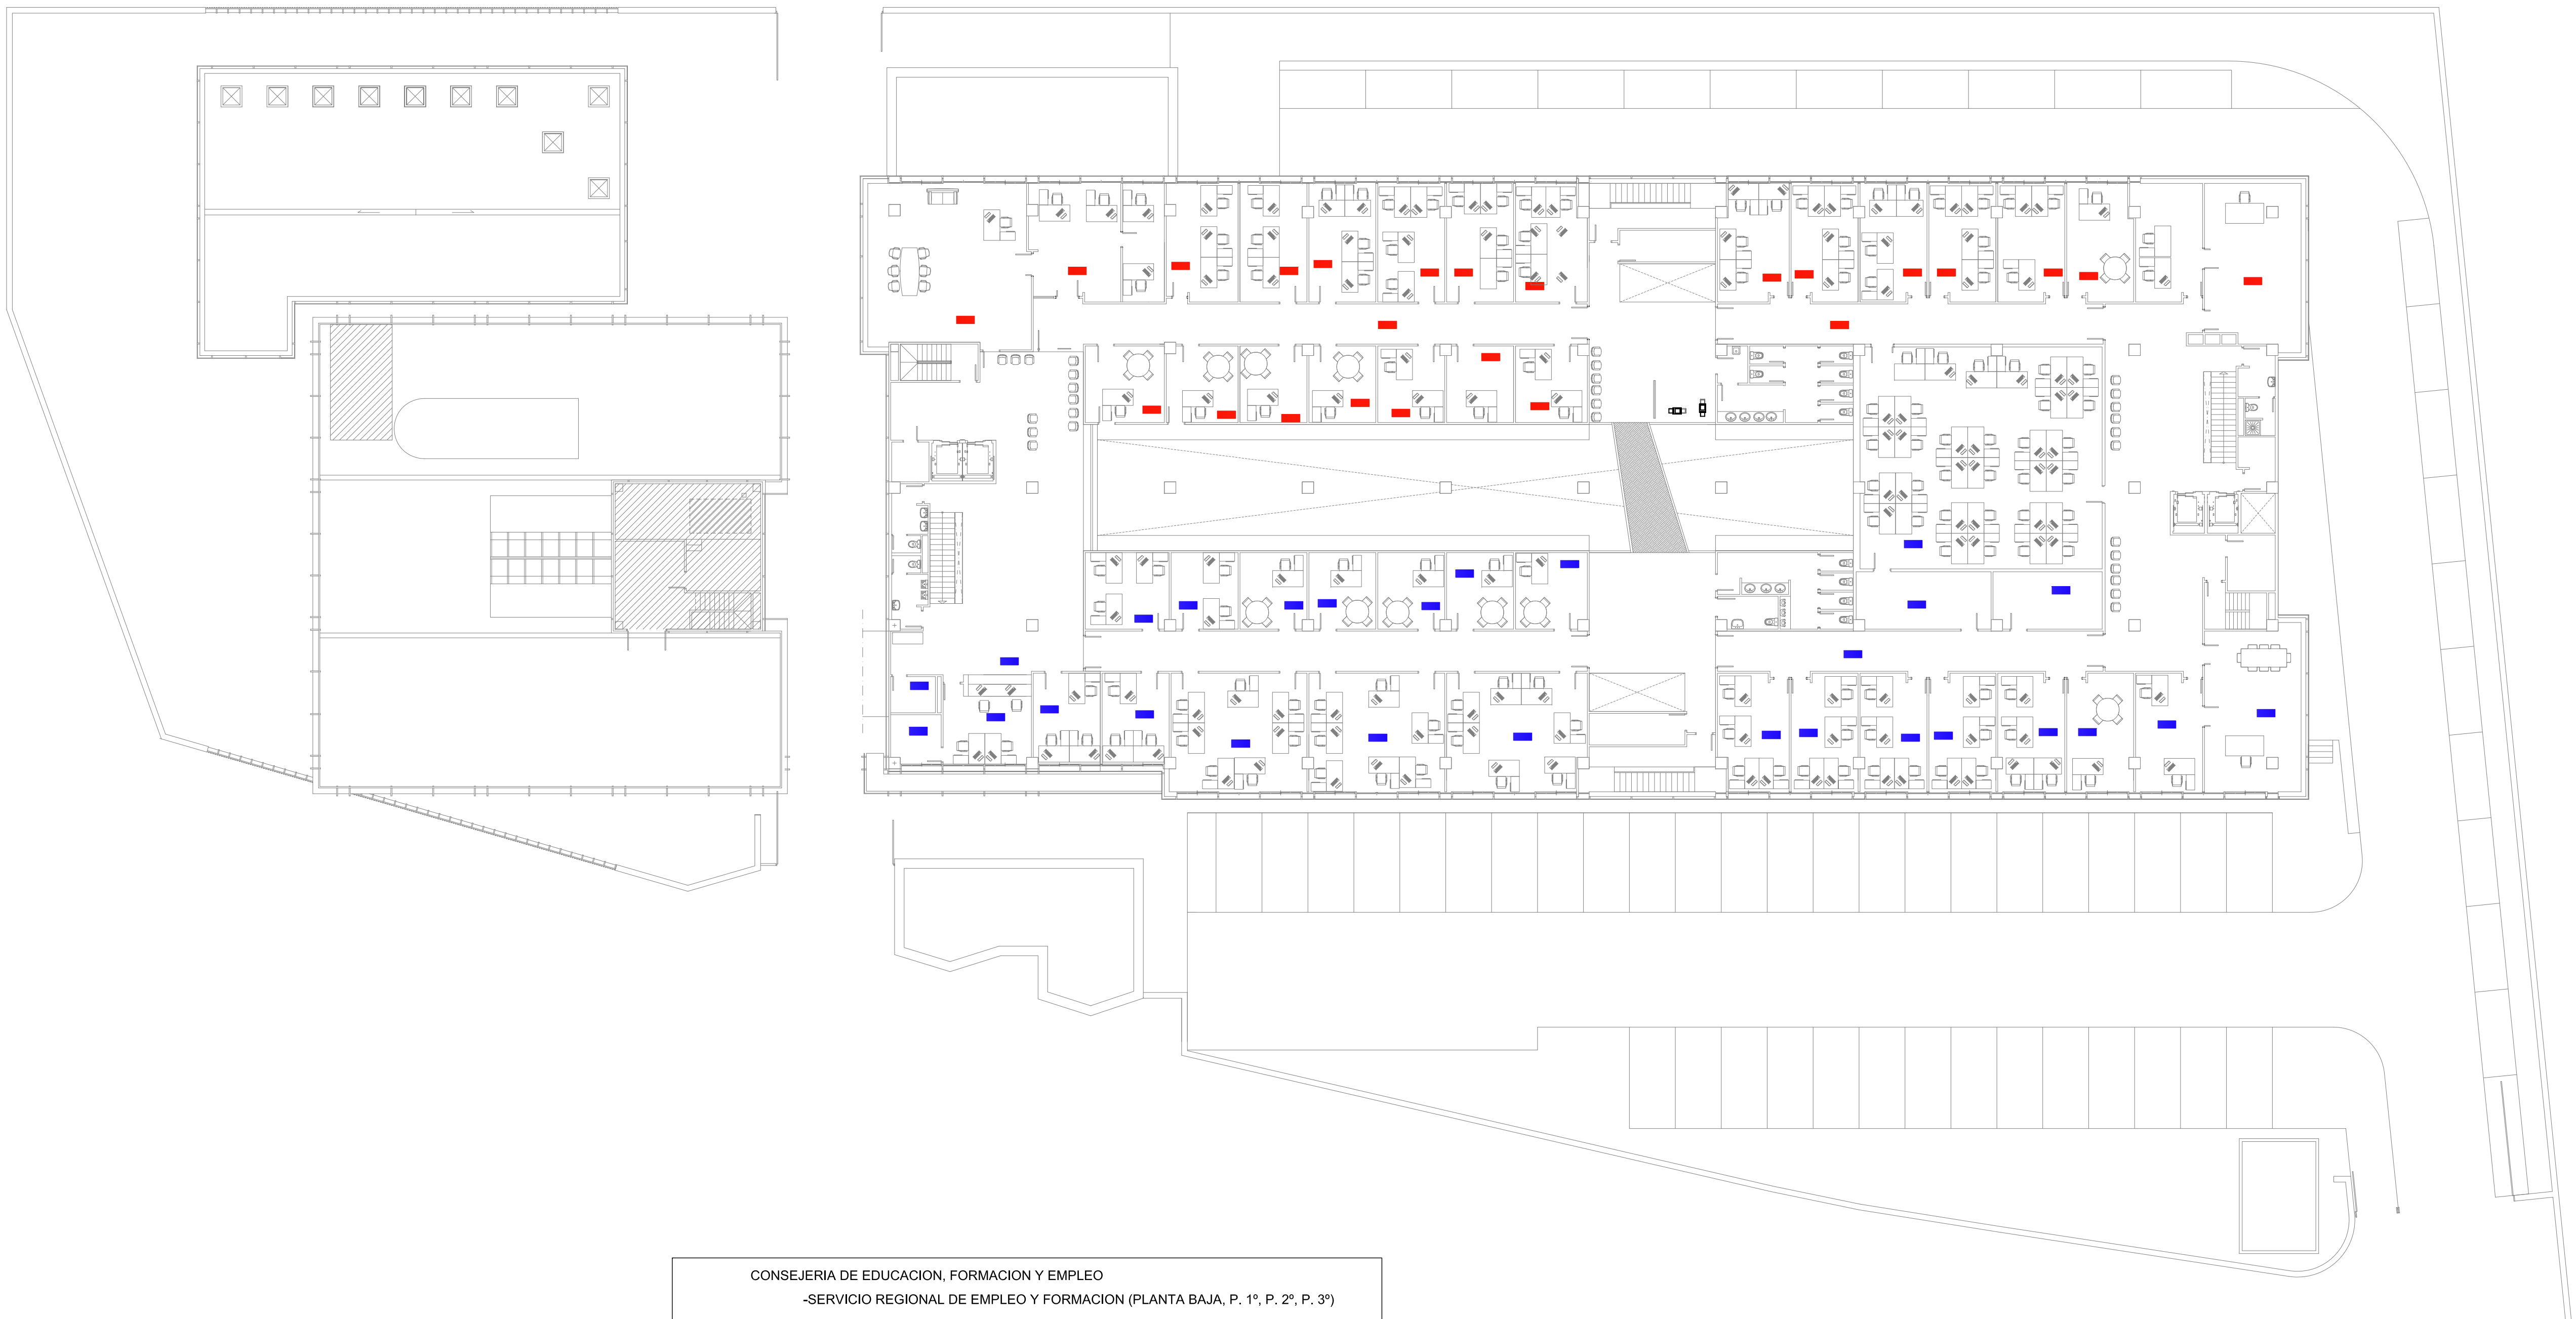

CONSEJERIA DE EDUCACION, FORMACION Y EMPLEO

-SERVICIO REGIONAL DE EMPLEO Y FORMACION (PLANTA BAJA, P. 1º, P. 2º, P. 3º)

CONSEJERIA DE ECONOMIA Y HACIENDA

-DIRECCION GENERAL DE INFORMATICA Y COMUNICACIONES (PLANTA 3º, PLANTA 4º)

CONSEJERIA DE PRESIDENCIA Y ADMINISTRACION PUBLICA

-INSTITUTO DE LA JUVENTUD DE LA REGION DE MURCIA (PLANTA 2º, PLANTA 3º)

-INSTITUTO DE LA MUJER DE LA REGION DE MURCIA (PLANTA 3º)

-DIRECCION GENERAL DE ADMINISTRACION LOCAL (PLANTA 3º)

-SUBDIRECCION DE RELACIONES DE COLECTIVOS (PLANTA BAJA)

-DIRECCION GENERAL DE EMPLEO PUBLICO (PLANTA BAJA)

-ESCUELA DE ADMINISTRACION PUBLICA DE LA REGION DE MURCIA (PLANTA 1º, P. 2º)

-DIRECCION GENERAL DE EMPLEO PUBLICO (PLANTA 4º)

DIRECCION GENERAL DE EMPLEO PUBLICO

DIRECCION GENERAL DE INFORMATICA Y COMUNICACIONES

|                          |             |
|--------------------------|-------------|
| S. CONSTRUIDA P. BAJA    | 3222.37 M2  |
| S. CONSTRUIDA P. PRIMERA | 2633.74 M2  |
| S. CONSTRUIDA P. SEGUNDA | 2488.85 M2  |
| S. CONSTRUIDA P. TERCERA | 2851.40 M2  |
| S. CONSTRUIDA P. CUARTA  | 2150.51 M2  |
| S. CONSTRUIDA TOTAL      | 13346.87 M2 |

**PROYECTO DE:**

ADAPTACIÓN SECTORIZACIÓN Y EVACUACIÓN

EDIFICIO ADMINISTRATIVO ASE-INFANTE

**PETICIONARIO:**

Región de Murcia  
Consejería de Hacienda y Administraciones Públicas

**SITUACIÓN:**

Avenida Infante Don Juan Manuel, 14  
30011 Murcia

**EXYTE:** 1181\_2017\_obra

**FECHA:** Julio 2017

**ESCALAS:** 1/200

**PLANO Nº:** 06

**PLANO DE:**

Situación actual edificio.  
Planta 4º

Ingeniero Técnico Industrial:


Pedro J. Martínez Hernández.  
Colegiado Nº 3048

**QUANTO** INGENIERIA

INGENIERIA  
CONSULTING  
EFICIENCIA  
ESTUDIOS

Quantum Ingeniería S.L.A.  
C/Alfonso de Sotomayor, 4  
Parcela 1-2, P.I. La Palmera  
30001 Murcia de Segura, Murcia

quantingenieria@quantingenieria.net  
T. +34968629104

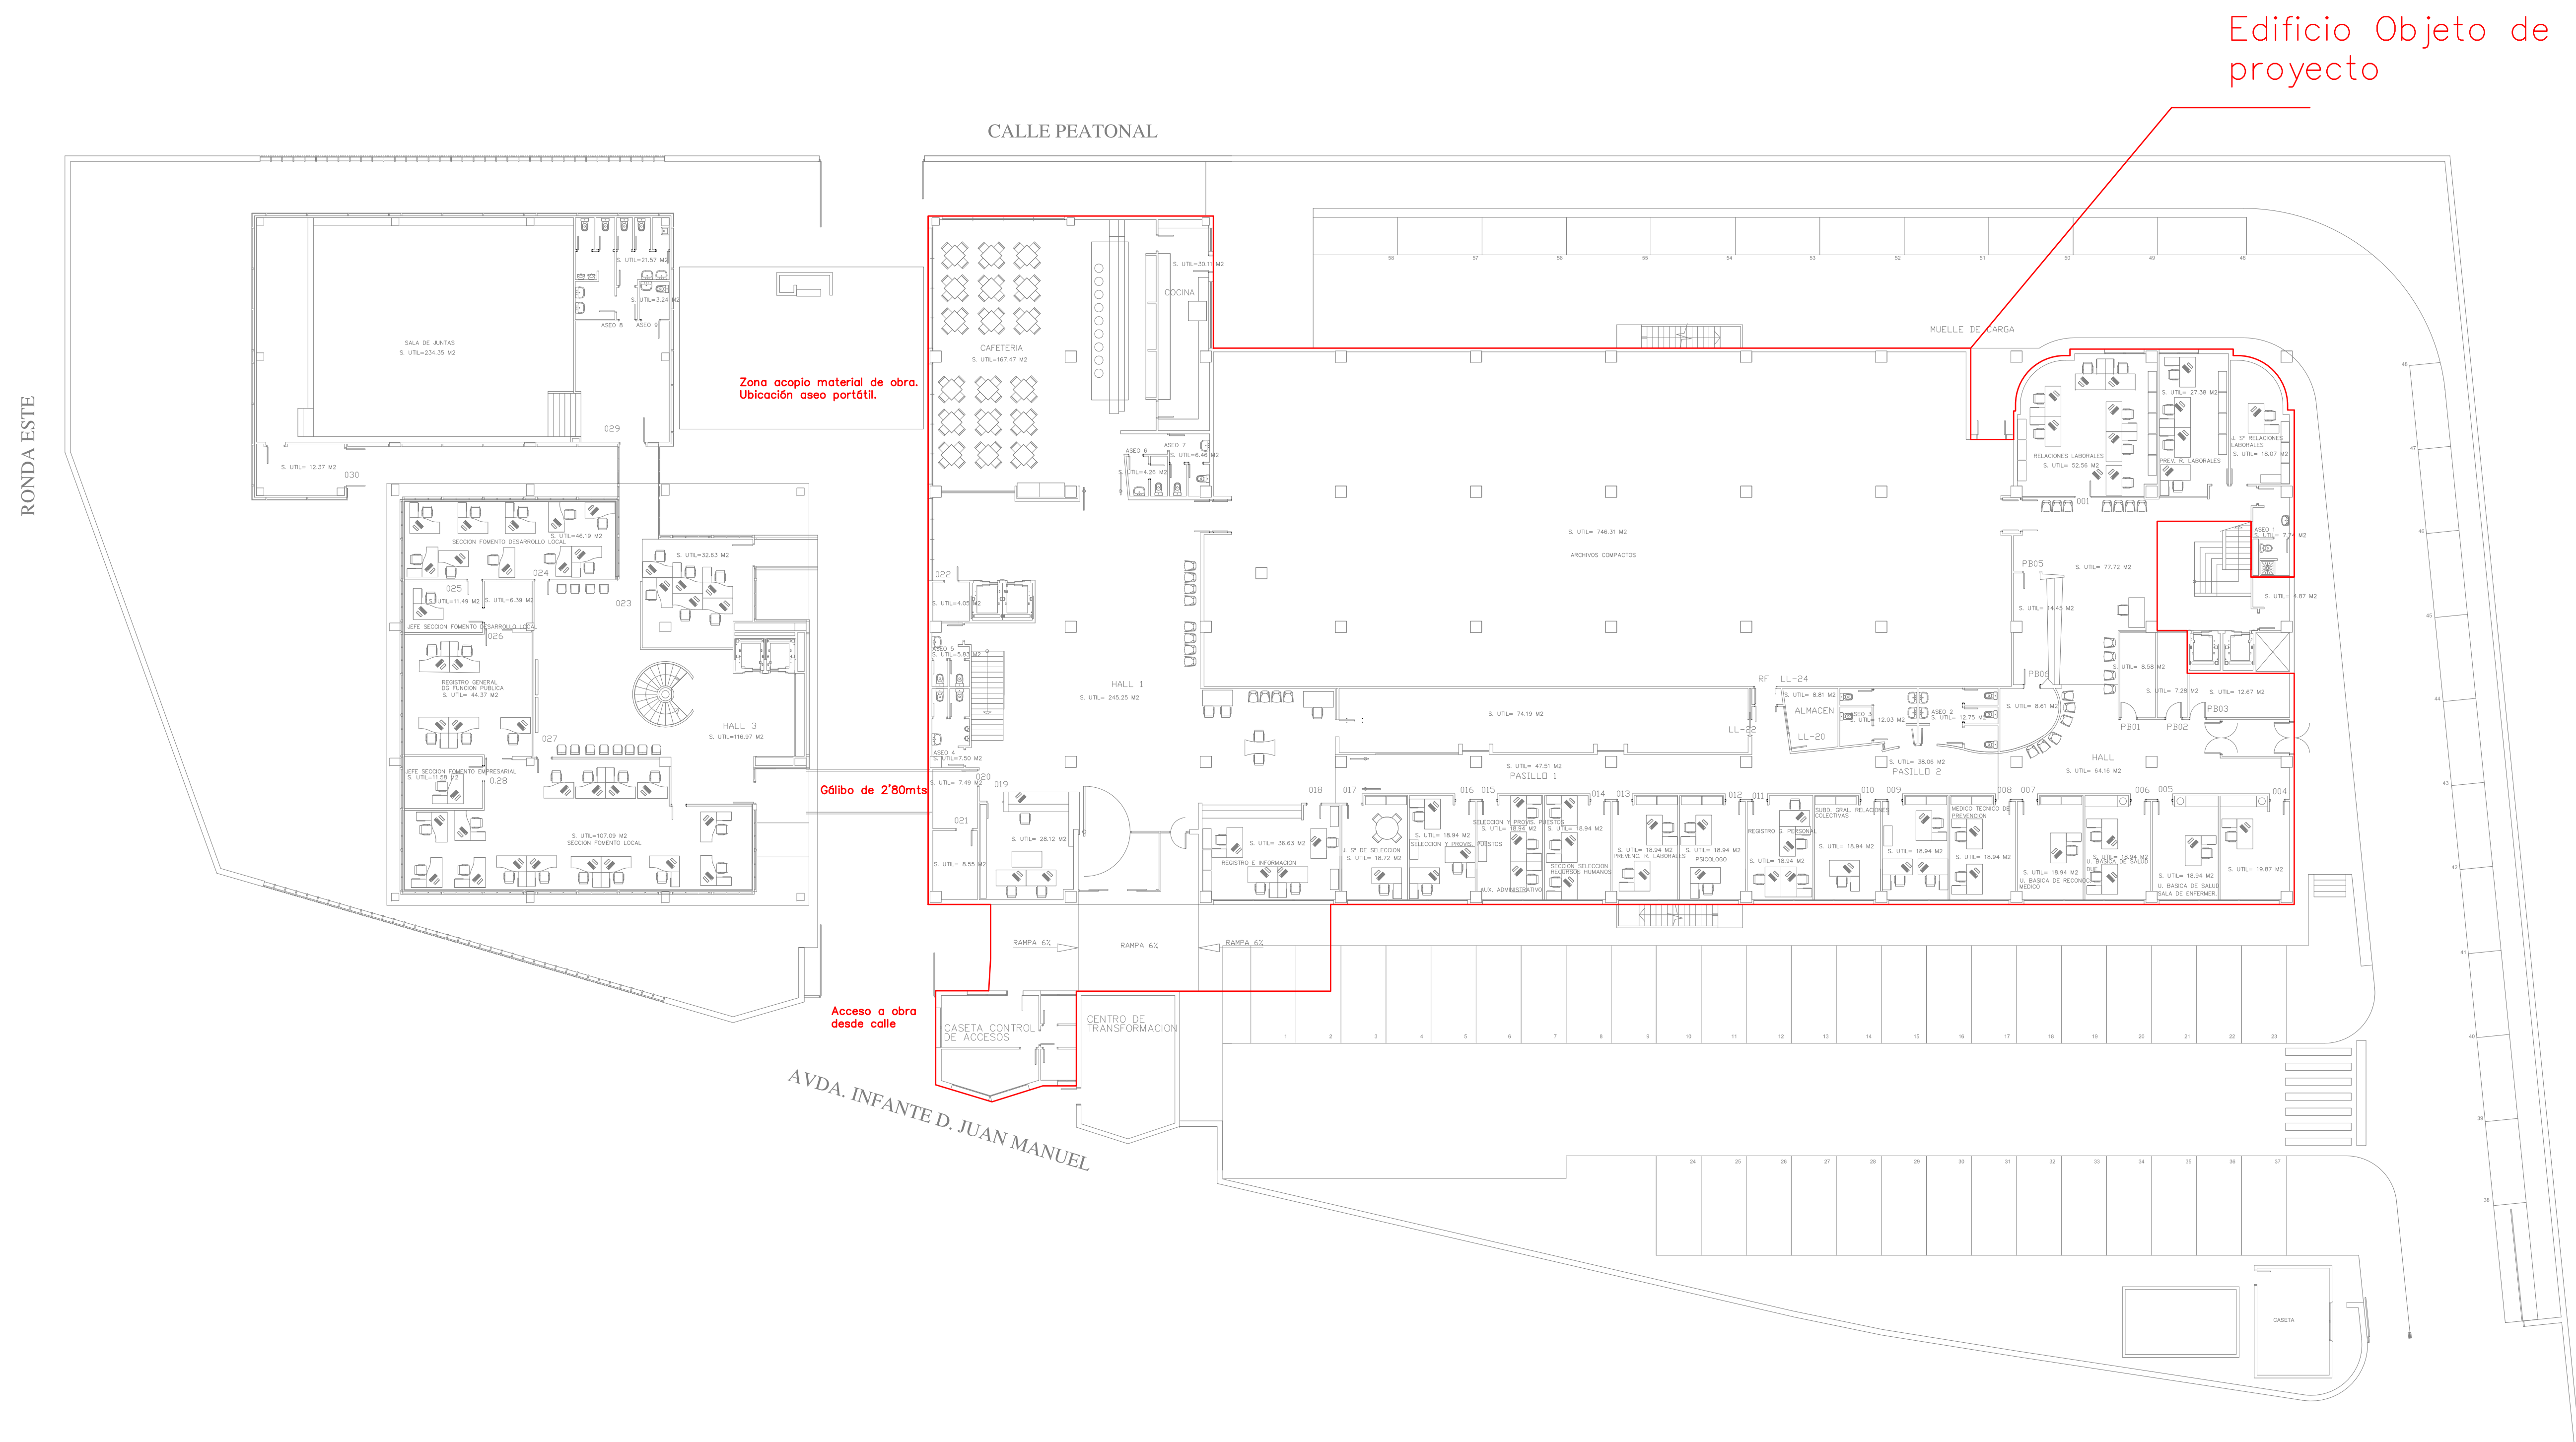


## Edificio Objeto de proyecto


|                                                                                                                                                                                                                                                                                    |                                                                                                                                    |                                                                                                                                                                                                             |
|------------------------------------------------------------------------------------------------------------------------------------------------------------------------------------------------------------------------------------------------------------------------------------|------------------------------------------------------------------------------------------------------------------------------------|-------------------------------------------------------------------------------------------------------------------------------------------------------------------------------------------------------------|
| <b>PROYECTO DE:</b><br><div style="text-align: center; font-weight: bold; margin-top: 10px;">ADAPTACIÓN SECTORIZACIÓN Y EVACUACIÓN<br/>EDIFICIO ADMINISTRATIVO ASE-INFANTE</div><br><b>PETICIONARIO:</b><br>Región de Murcia<br>Consejería de Hacienda y Administraciones Públicas | <b>SITUACIÓN:</b><br><div style="text-align: center; margin-top: 10px;">Avenida Infante Don Juan Manuel, 14<br/>30011 Murcia</div> | <div style="font-size: 2em; font-weight: bold; margin-bottom: 5px;">QUANTO</div> INGENIERIA<br>CONSULTING<br>S.L.<br>C/Moreno de Mendoza 4<br>Parcela 1-2, P.I. La Piedad<br>30500 Murcia de Segura, Murcia |
| <b>EXPTE:</b> 1181_2017obra<br><b>FECHA:</b> Julio 2017<br><b>ESCALAS:</b> 1/200<br><b>PLANO Nº:</b> 07                                                                                                                                                                            | <b>PLANO DE:</b><br><div style="margin-top: 10px;">Plano de conjunto. Zona<br/>de actuación</div>                                  |                                                                                                                                                                                                             |

**Ingeniero Técnico Industrial:**

Pedro J. Martínez Hernández.  
Colegiado Nº 3048

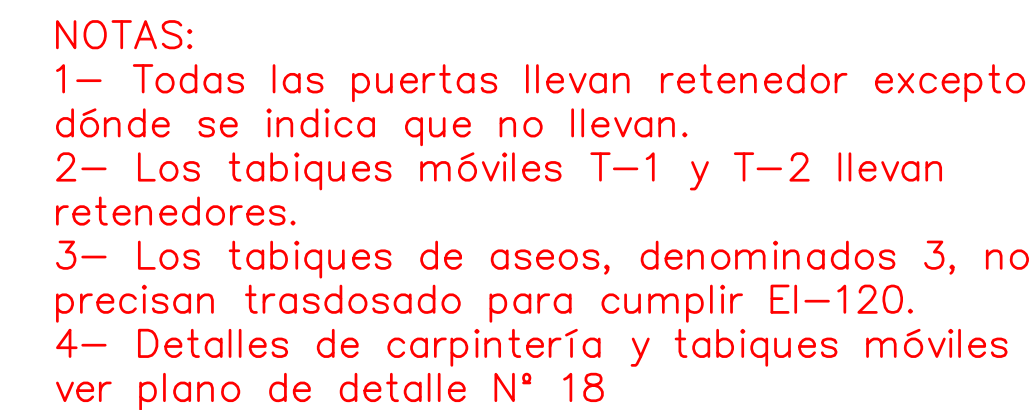


|                                                                                                                                                                                                                                                                                                                                                     |  |                                                                                         |  |
|-----------------------------------------------------------------------------------------------------------------------------------------------------------------------------------------------------------------------------------------------------------------------------------------------------------------------------------------------------|--|-----------------------------------------------------------------------------------------|--|
| <p><b>PROYEcto DE:</b></p> <h2 style="margin: 0;">ADAPTACIÓN SECTORIZACIÓN Y EVACUACIÓN</h2> <h3 style="margin: 0;">EDIFICIO ADMINISTRATIVO ASE-INFANTE</h3>                                                                                                                                                                                        |  |    |  |
| <p><b>PETICIONARIO:</b></p> <p>Región de Murcia<br/>Consejería de Hacienda y Administraciones Públicas</p>                                                                                                                                                                                                                                          |  | <p><b>SITUACION:</b></p> <p>Avenida Infante Don Juan Manuel, 14<br/>30011 Murcia</p>    |  |
| <p><b>EXPIE:</b> 1181_2017_obra</p>                                                                                                                                                                                                                                                                                                                 |  | <p><b>PLANO DE:</b></p> <p>Reforma y tabla materiales. Medidas PCI.<br/>Planta baja</p> |  |
| <p><b>FECHA:</b> Julio 2017</p>                                                                                                                                                                                                                                                                                                                     |  |                                                                                         |  |
| <p><b>ESCALAS:</b>      <b>PLANO Nº:</b></p> <p>1/100                  08</p>                                                                                                                                                                                                                                                                       |  |                                                                                         |  |
| <p><b>Ingeniero Técnico Industrial:</b></p> <div style="float: left; width: 80%;"> <p><b>Pedro J. Martínez Hernández.</b><br/>Colegiado Nº 3048</p> </div> <div style="float: right; width: 15%; text-align: right;">  </div> <div style="clear: both;"></div> |  |                                                                                         |  |

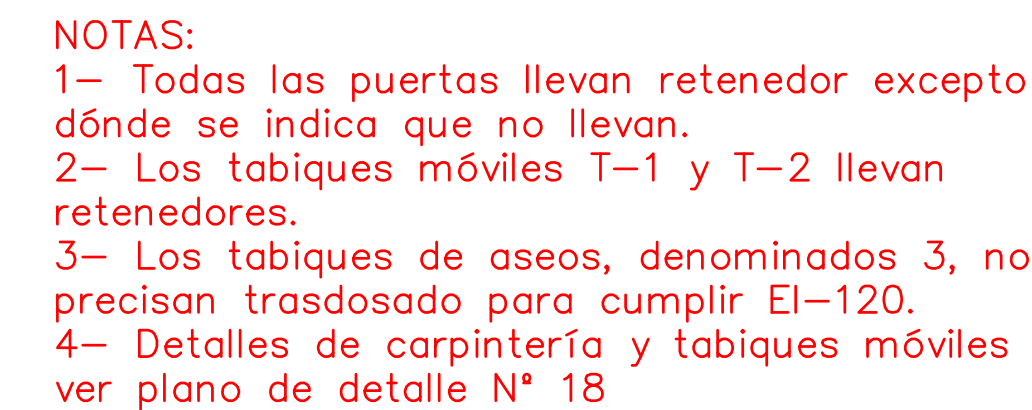

|                                                                                                                                                                                                             |                                                                           |                                                                                                                                                                                                                                                                                                                                                                                                                                                                                                                                                                                                                                                                                                                                                                                                             |
|-------------------------------------------------------------------------------------------------------------------------------------------------------------------------------------------------------------|---------------------------------------------------------------------------|-------------------------------------------------------------------------------------------------------------------------------------------------------------------------------------------------------------------------------------------------------------------------------------------------------------------------------------------------------------------------------------------------------------------------------------------------------------------------------------------------------------------------------------------------------------------------------------------------------------------------------------------------------------------------------------------------------------------------------------------------------------------------------------------------------------|
| <b>PROYEcto DE:</b><br><b>ADAPTACIÓN SECTORIZACIÓN Y EVACUACIÓN</b><br><b>EDIFICIO ADMINISTRATIVO ASE-INFANTE</b>                                                                                           |                                                                           | <div style="font-size: 2em; font-weight: bold; color: red; margin-bottom: 5px;">Q</div> <b>UANTO INGENIERIA</b><br><br><div style="display: flex; justify-content: space-between; font-size: 0.8em; font-weight: bold;"> <span>I N G E N I E R I A</span> <span>C O N S U L T A</span> <span>E N G I E N I E R I A</span> <span>E S T U D I O S</span> </div> <p style="font-size: 0.7em; margin-top: 10px;">             Quanto Ingenieros S.L.P.<br/>             C/Barrio de Matagorda, 4<br/>             Parcela 1-2, P/La Piedad<br/>             30000 Mérida de Valdecarlos, Mérida           </p> <p style="font-size: 0.8em; margin-top: 10px;"> <a href="mailto:quantoingenieria@quantoingenieria.net">quantoingenieria@quantoingenieria.net</a><br/>             T +349596229104           </p> |
| <b>SITUACIÓN:</b><br>Avenida Infante Don Juan Manuel, 14<br>30011 Murcia                                                                                                                                    |                                                                           |                                                                                                                                                                                                                                                                                                                                                                                                                                                                                                                                                                                                                                                                                                                                                                                                             |
| <b>PETICIONARIO:</b><br>Región de Murcia<br>Consejería de Hacienda y Administraciones Públicas                                                                                                              | <b>PLANO DE:</b><br>Reforma y tabla materiales. Medidas PCI.<br>Planta 1ª |                                                                                                                                                                                                                                                                                                                                                                                                                                                                                                                                                                                                                                                                                                                                                                                                             |
| <b>EXPIE:</b> 1181_2017_obra<br><b>FECHA:</b> Septiembre 2017<br><b>ESCALAS:</b> <b>PLANO Nº:</b><br><div style="display: flex; justify-content: space-around;"> <span>1/100</span> <span>09A</span> </div> |                                                                           |                                                                                                                                                                                                                                                                                                                                                                                                                                                                                                                                                                                                                                                                                                                                                                                                             |



 

NOTAS:

- 1- Todas las puertas llevan retenedor excepto donde se indica que no llevan.
- 2- Los tabiques móviles T-1 y T-2 llevan retenedores.
- 3- Los tabiques de aseos, denominados 3, no precisan trasdosado para cumplir EI-120.
- 4- Detalles de carpintería y tabiques móviles ver plano de detalle N° 18

**QUANTO** INGENIERIA

INGENIERÍA  
CONSULTING  
EFICIENCIA  
ESTUDIOS

Quanto Ingeniería S.L.P.  
C/Moroste, Manzana A  
Parcela 1-2, Pl La Polvorista  
30500 Molina de Segura, Murcia

[quantoingenieria.net](mailto:quantoingenieria.net)  
T +34968629104




13 de 20

13 de 20



Si desea verificar este visado puede hacerlo en "http://www.colm.es/verificacion". También puede hacerlo mediante el código QR indicado a la derecha o pinchando aquí.  
Nº V.: 380.002.2017  
FOLIO: 17 DE 23  
C.V.S.: 082AD0027

COLEGIO OFICIAL DE GRADUADOS EN INGENIERIA DE LA RAMA INDUSTRIAL DE LA REGION DE MURCIA  
Colegiado/a: 3048 MARTINEZ HERNANDEZ PEDRO JOSE.  
Derecho Promotor: RECTOR DE UN CENTRO ADMINISTRATIVO EXISTENTE CON EL FIN DE ADAPTAR LA SECTORIZACION Y EV

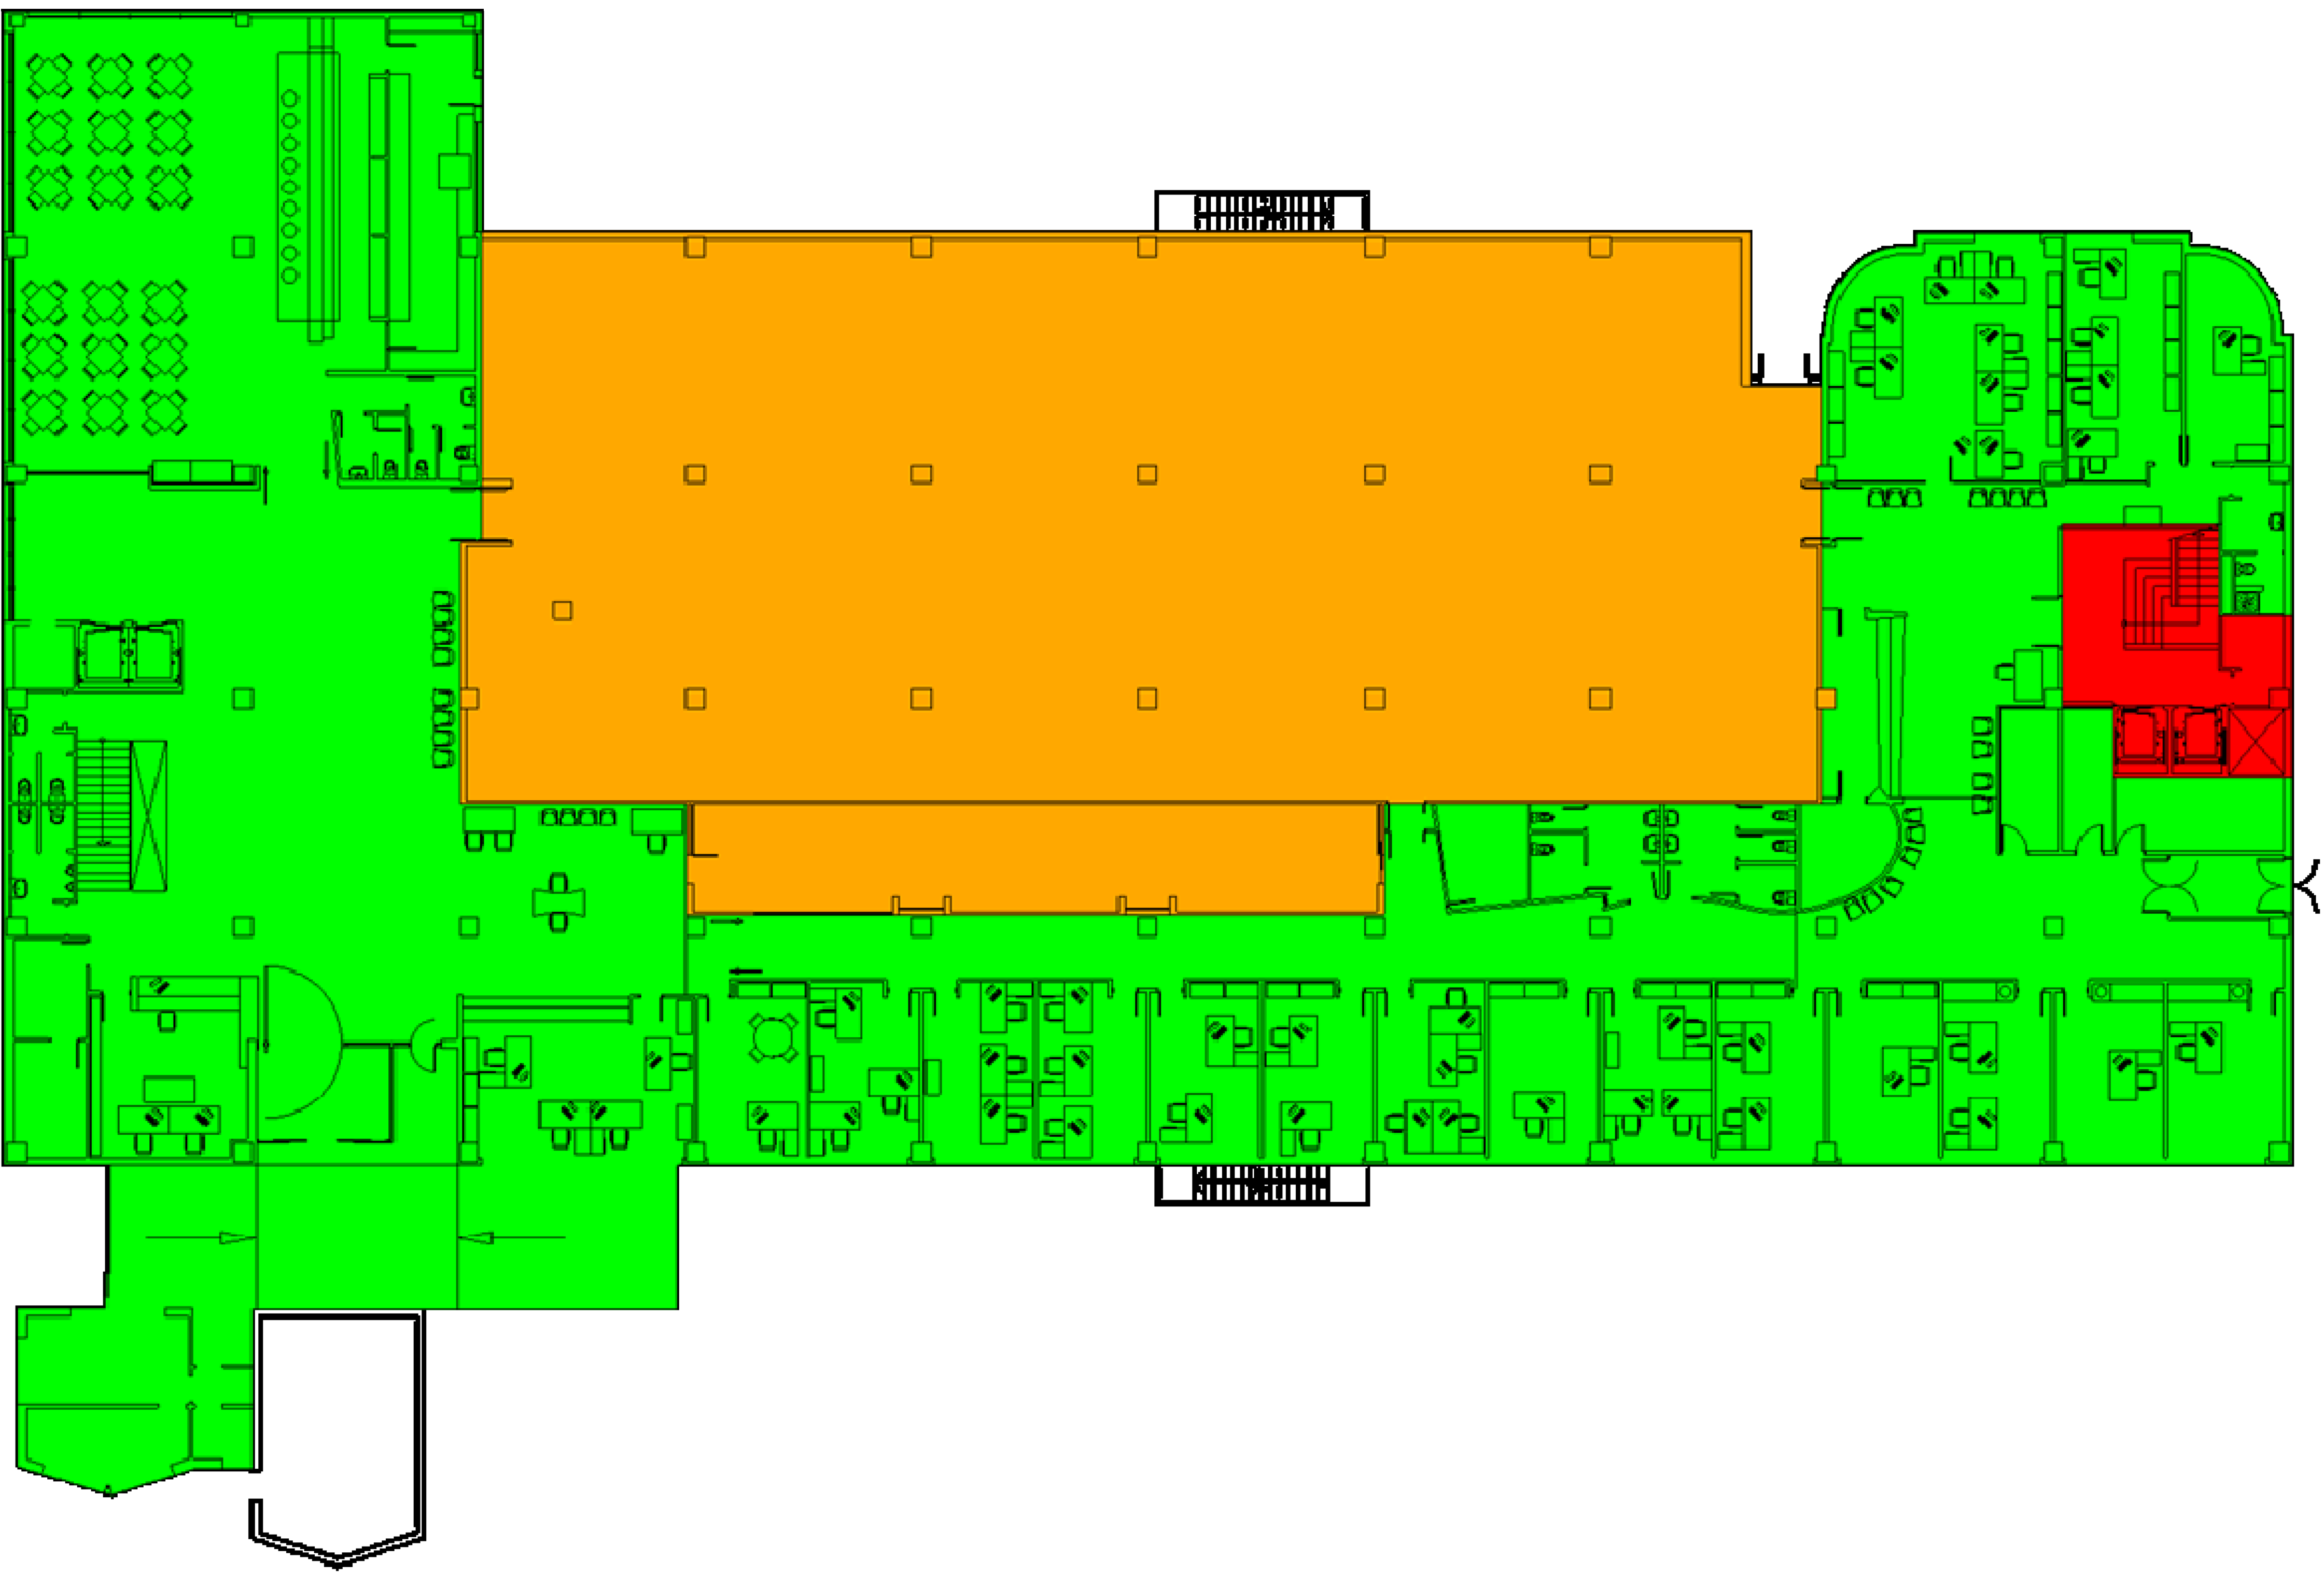

| SECTOR m <sup>2</sup> / PLANTA | SECTOR   | SECTOR   | SECTOR   | SECTOR   | SECTOR |
|--------------------------------|----------|----------|----------|----------|--------|
| PLANTA 4ª                      | 223,84   | 969,16   | 857,86   |          |        |
| PLANTA 3ª                      | 294,48   | 1.372,06 | 663,19   |          |        |
| PLANTA 2ª                      | 103,07   |          | 425,84   | 1.029,62 |        |
| PLANTA 1ª                      | 102,73   |          | 492,95   | 1.453,86 |        |
| PLANTA BAJA                    | 1.476,30 |          | 48,16    |          | 846,32 |
| TOTAL                          | 2.200,42 | 2.341,22 | 2.488,01 | 2.483,48 | 846,32 |

PROYECTO DE:  
ADAPTACIÓN SECTORIZACIÓN Y EVACUACIÓN  
EDIFICIO ADMINISTRATIVO ASE-INFANTE

PETICIONARIO:  
Región de Murcia  
Consejería de Hacienda y Administraciones Públicas

SITUACIÓN:  
Avenida Infante Don Juan Manuel, 14  
30011 Murcia

EXPIE: 1181\_2017\_obra

FECHA: Julio 2017

ESCALAS:  
S/E

PLANO Nº:  
13

Sectorización. Planta baja


Ingeniero Técnico Industrial:  
  
Pedro J. Martínez Hernández.  
Colegiado Nº 3048

INGENIERIA  
CONSULTING  
EFFICIENCIA  
ESTUDIOS  
Quanto Ingeniería S.L.A.  
C/Alfonso de Alarcón, 14  
Parcela 1-2, P.La Palmera  
30008 Murcia de Segura, Murcia  
quantoingenieria@quantoingenieria.net  
T +34969629104

14 de 20



Si desea verificar este visado puede hacerlo en "http://www.colim.es/verificacion". También puede hacerlo mediante el código QR indicado a la derecha o pinchando aquí.  
**COLEGIO OFICIAL DE GRADUADOS EN INGENIERÍA DE LA RAMA INDUSTRIAL DE LA REGIÓN DE MURCIA**  
Nº V.: 380.002.2017  
Nº A.: 187.777.0023  
C.V.S.: 082AD0027

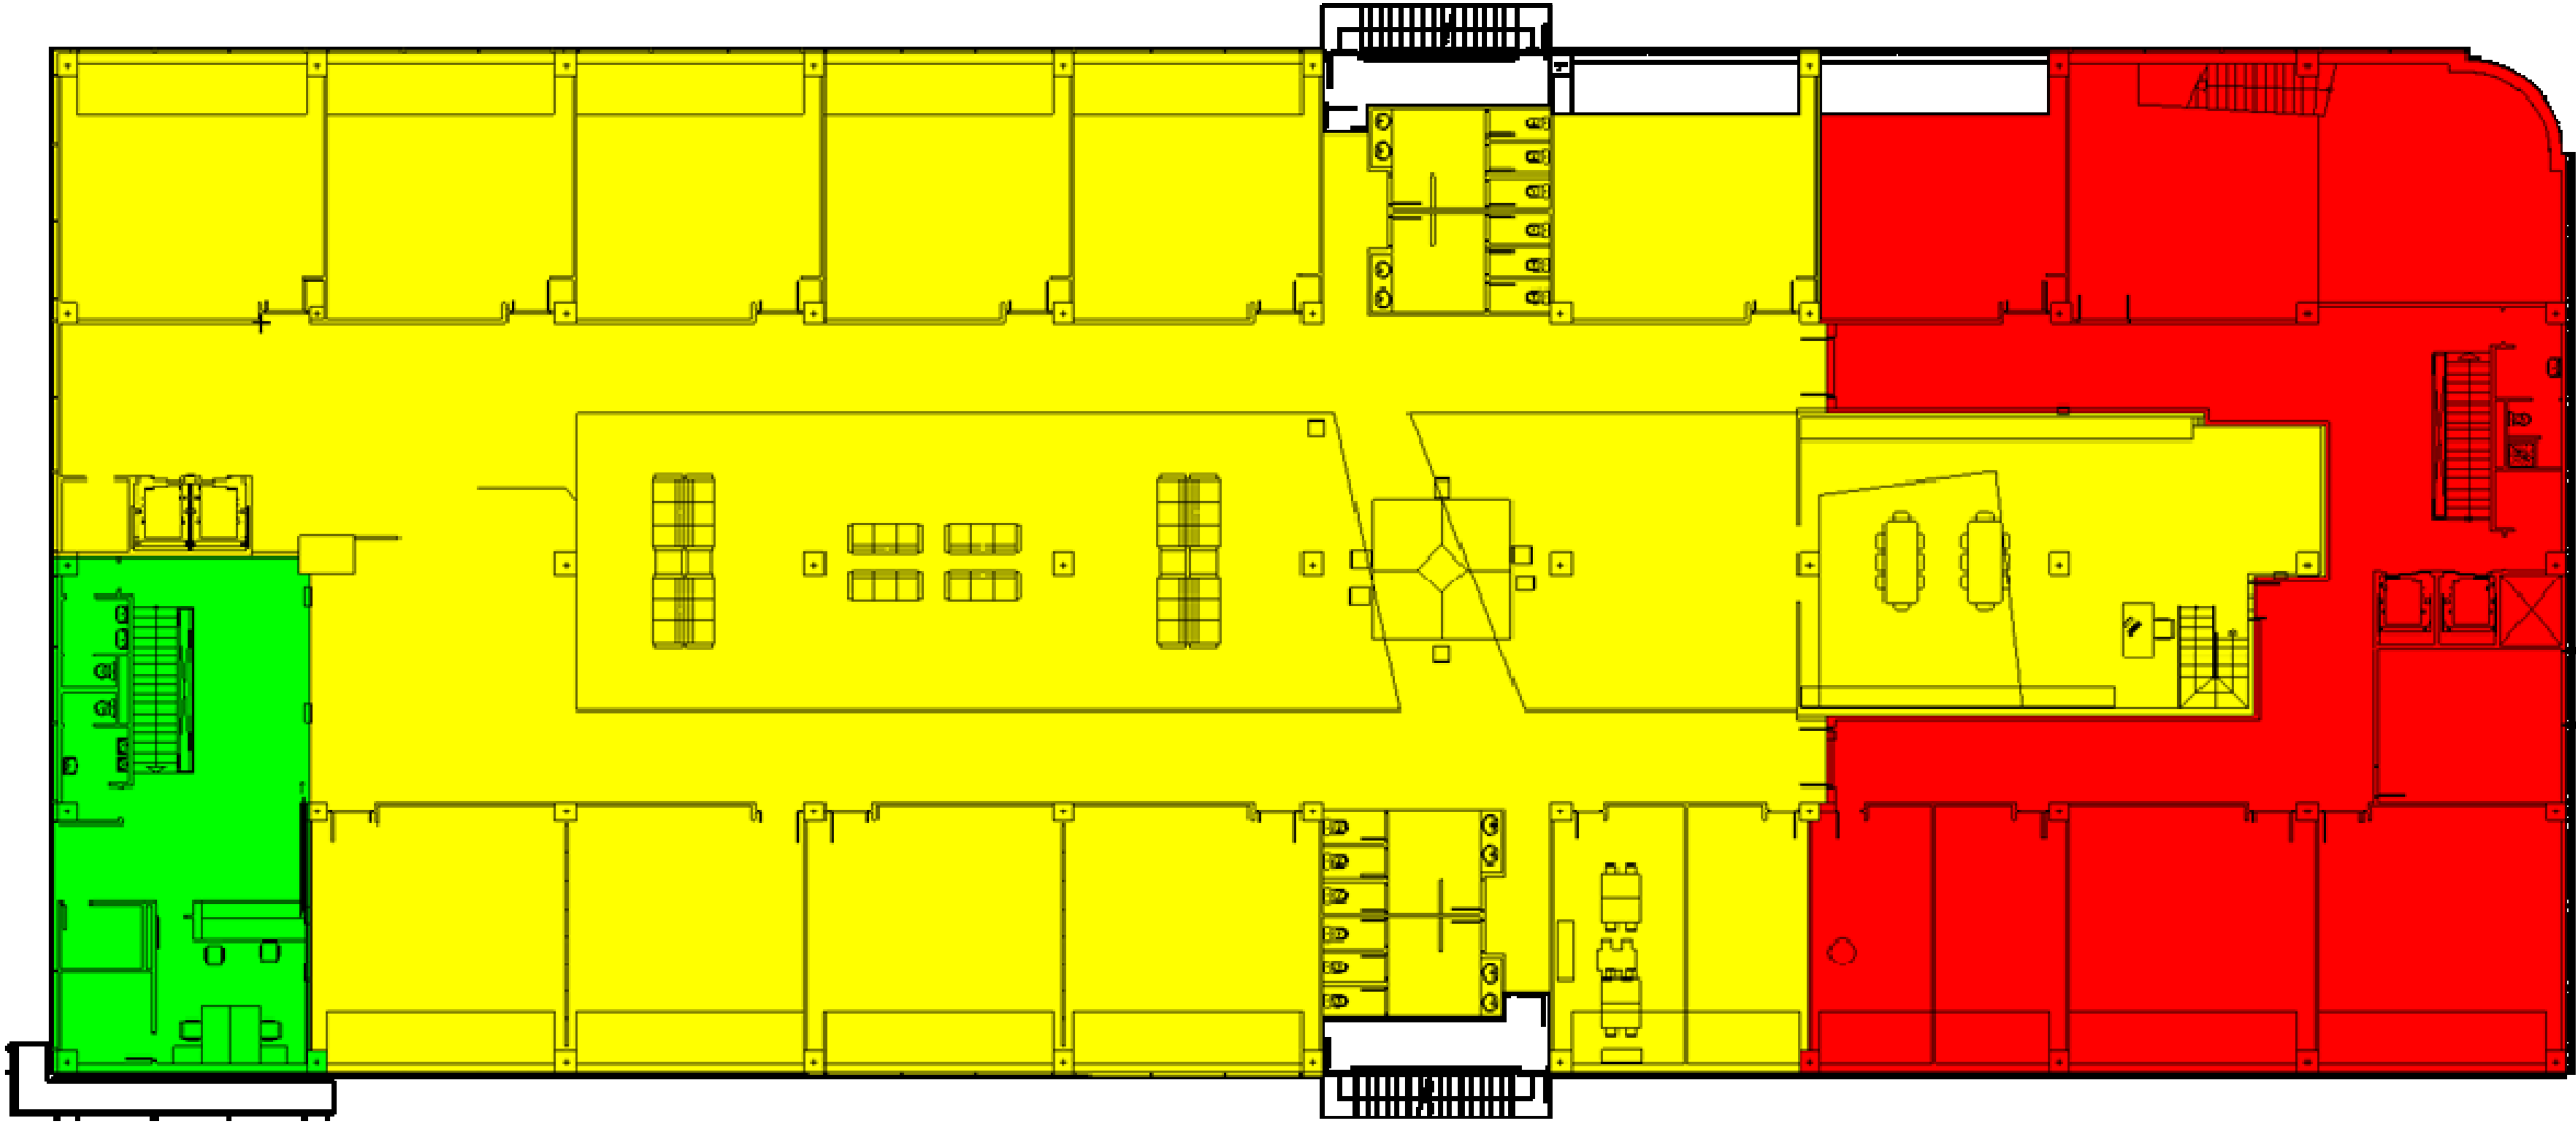

| SECTOR m <sup>2</sup> / PLANTA | SECTOR   | SECTOR   | SECTOR   | SECTOR   | SECTOR |
|--------------------------------|----------|----------|----------|----------|--------|
| PLANTA 4ª                      | 223,84   | 969,16   | 857,86   |          |        |
| PLANTA 3ª                      | 294,48   | 1.372,06 | 663,19   |          |        |
| PLANTA 2ª                      | 103,07   |          | 425,84   | 1.029,62 |        |
| PLANTA 1ª                      | 102,73   |          | 492,95   | 1.453,86 |        |
| PLANTA BAJA                    | 1.476,30 |          | 48,16    |          | 846,32 |
| TOTAL                          | 2.200,42 | 2.341,22 | 2.488,01 | 2.483,48 | 846,32 |

**PROYECTO DE:**  
ADAPTACIÓN SECTORIZACIÓN Y EVACUACIÓN  
EDIFICIO ADMINISTRATIVO ASE-INFANTE

**PETICIONARIO:**  
Región de Murcia  
Consejería de Hacienda y Administraciones Públicas

**EXPIE:** 1181\_2017\_obra  
**FECHA:** Julio 2017  
**ESCALAS:** S/E

**SITUACIÓN:**  
Avenida Infante Don Juan Manuel, 14  
30011 Murcia

**PLANO DE:**  
Sectorización. Planta 1ª

**PLANO Nº:** 14

**Ingeniero Técnico Industrial:**  
  
Pedro J. Martínez Hernández.  
Colegiado Nº 3048


**QUANTO INGENIERIA**

INGENIERÍA  
CONSULTING  
EFICIENCIA  
ESTUDIOS


Quanto Ingeniería S.L.A.  
C/Alfonso, Marqués 4  
Parcela 1-2, P/La Palmera  
30000 Murcia de Segura, Murcia

quantoingenieria@quantoingenieria.net  
T +34969629104



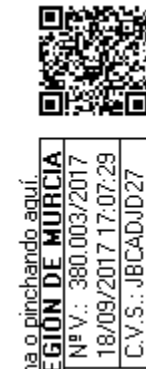

Si desea verificar este visado puede hacerlo en: "http://www.colm.es/verificacion". También puede hacerlo mediante el código QR indicado a la derecha o pinchando aquí.  
**COLEGIO OFICIAL DE GRADUADOS EN INGENIERÍA DE LA RAMA INDUSTRIAL DE LA REGIÓN DE MURCIA**  
Nº V.: 380.002/2017  
Nº A.: 107/2017  
C.V.S.: 082AD0027

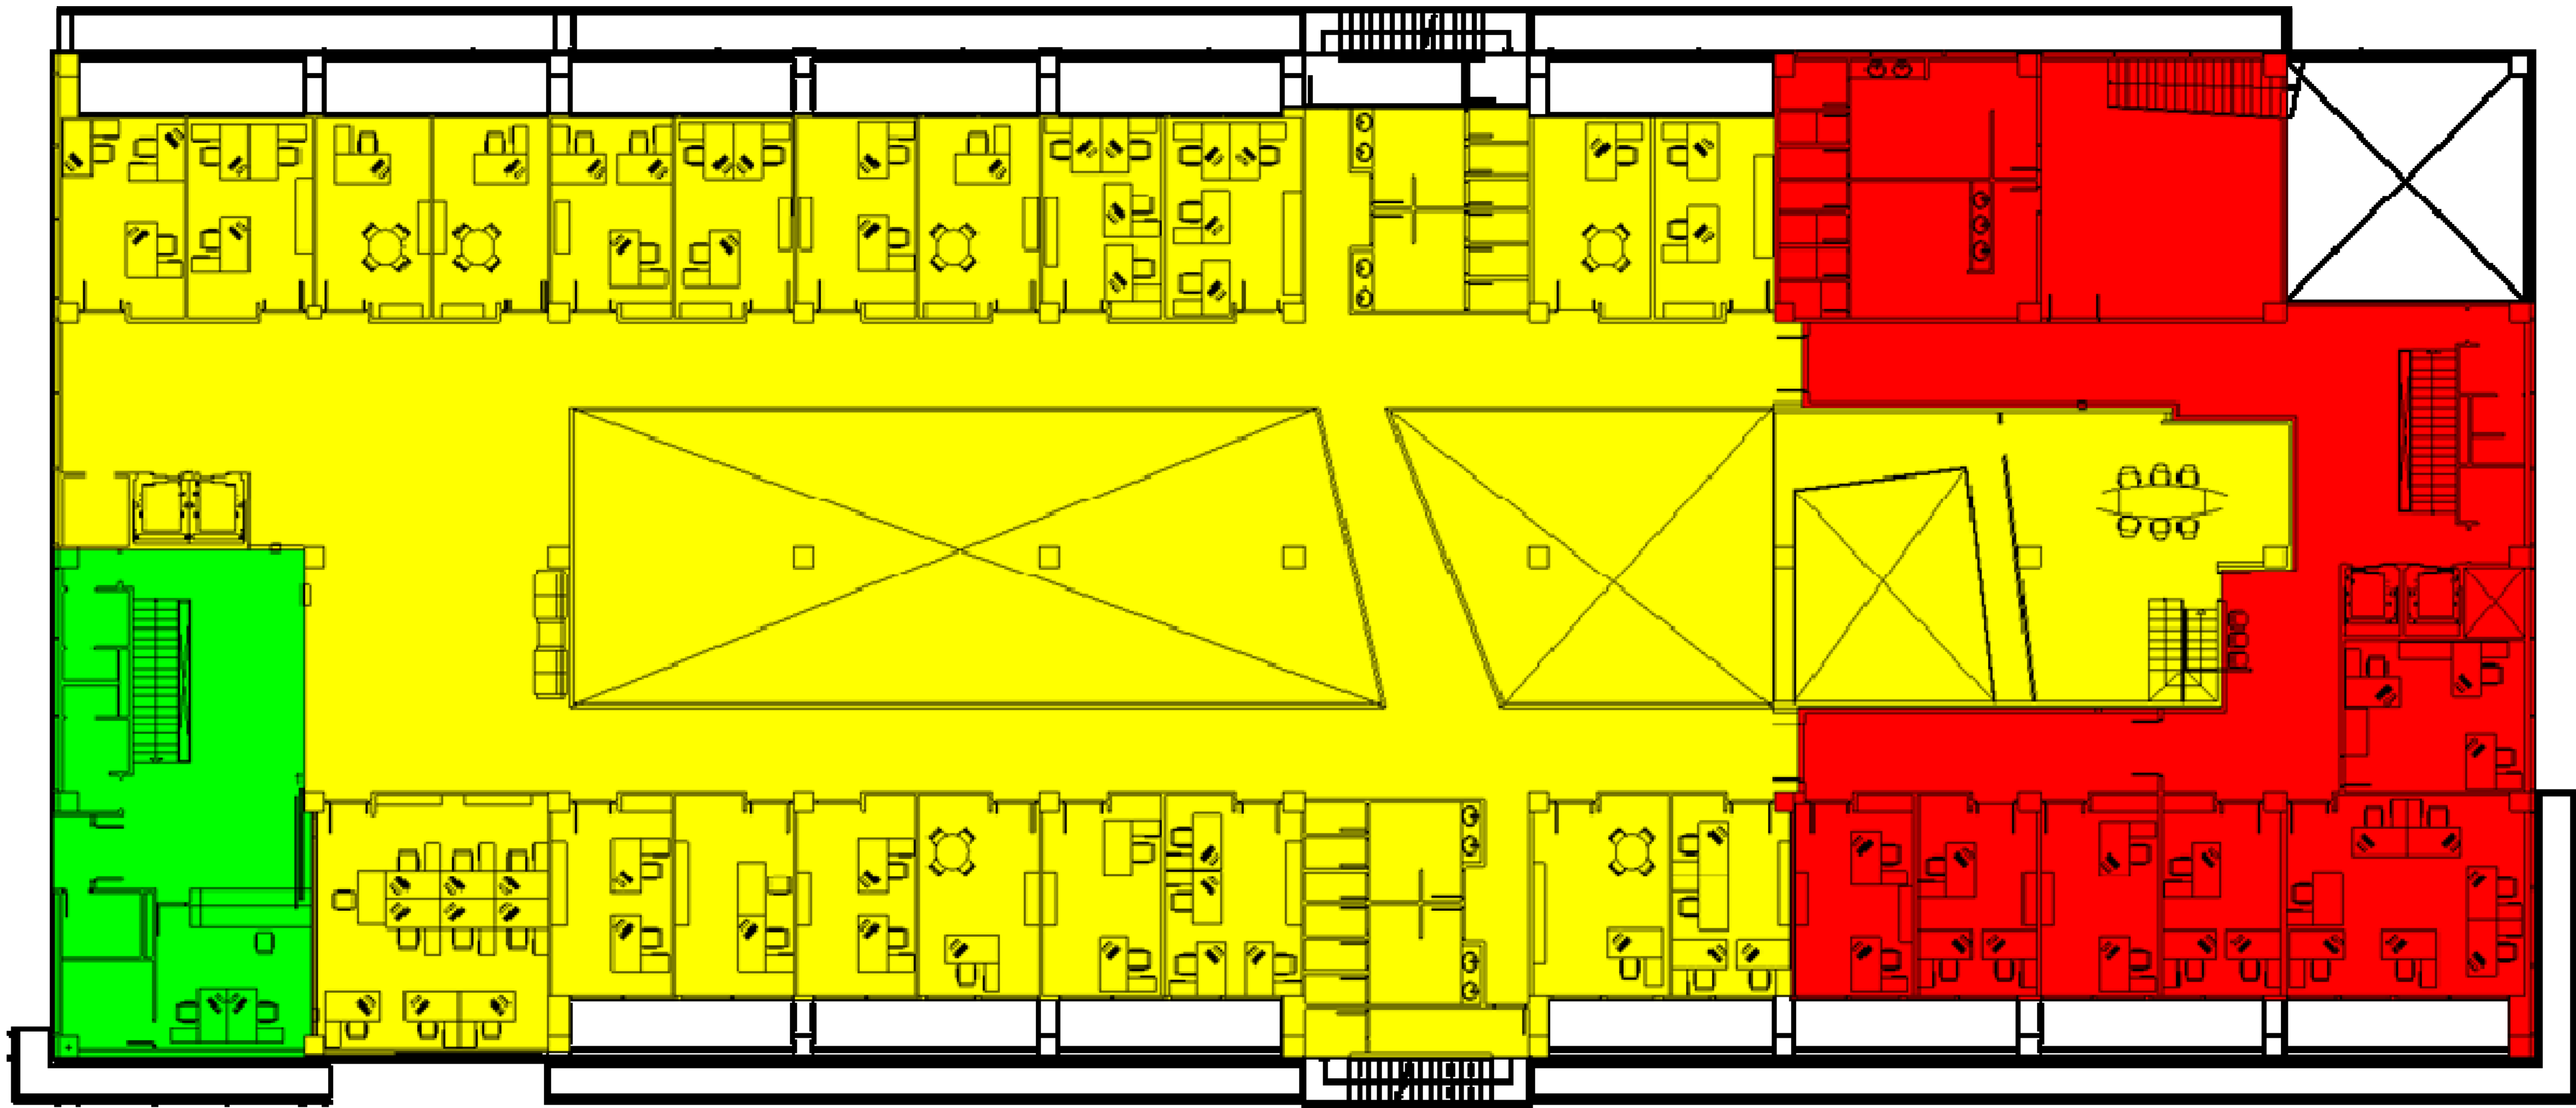

| SECTOR m <sup>2</sup> / PLANTA | SECTOR          | SECTOR          | SECTOR          | SECTOR          | SECTOR        |
|--------------------------------|-----------------|-----------------|-----------------|-----------------|---------------|
| PLANTA 4ª                      | 223,84          | 969,16          | 857,86          |                 |               |
| PLANTA 3ª                      | 294,48          | 1.372,06        | 663,19          |                 |               |
| PLANTA 2ª                      | 103,07          |                 | 425,84          | 1.029,62        |               |
| PLANTA 1ª                      | 102,73          |                 | 492,95          | 1.453,86        |               |
| PLANTA BAJA                    | 1.476,30        |                 | 48,16           |                 | 846,32        |
| <b>TOTAL</b>                   | <b>2.200,42</b> | <b>2.341,22</b> | <b>2.488,01</b> | <b>2.483,48</b> | <b>846,32</b> |

**PROYECTO DE:**  
ADAPTACIÓN SECTORIZACIÓN Y EVACUACIÓN  
EDIFICIO ADMINISTRATIVO ASE-INFANTE

**PETICIONARIO:**  
Región de Murcia  
Consejería de Hacienda y Administraciones Públicas

**EXPIE:** 1181\_2017\_obra  
**FECHA:** Julio 2017  
**ESCALAS:** S/E


**SITUACIÓN:**  
Avenida Infante Don Juan Manuel, 14  
30011 Murcia

**PLANO DE:**  
Sectorización. Planta 2ª

**PLANO Nº:** 15

**Ingeniero Técnico Industrial:**  
  
Pedro J. Martínez Hernández.  
Colegiado Nº 3048

**QUANTO INGENIERÍA**  
  
INGENIERÍA  
CONSULTING  
EFICIENCIA  
ESTUDIOS  
Quanto Ingeniería S.L.A.  
C/Alfonso, Marqués 14  
Parada 1-2, P/La Polvorosa  
30008 Murcia de Segura, Murcia  
quantoingenieria@quantoingenieria.net  
T +34969629104

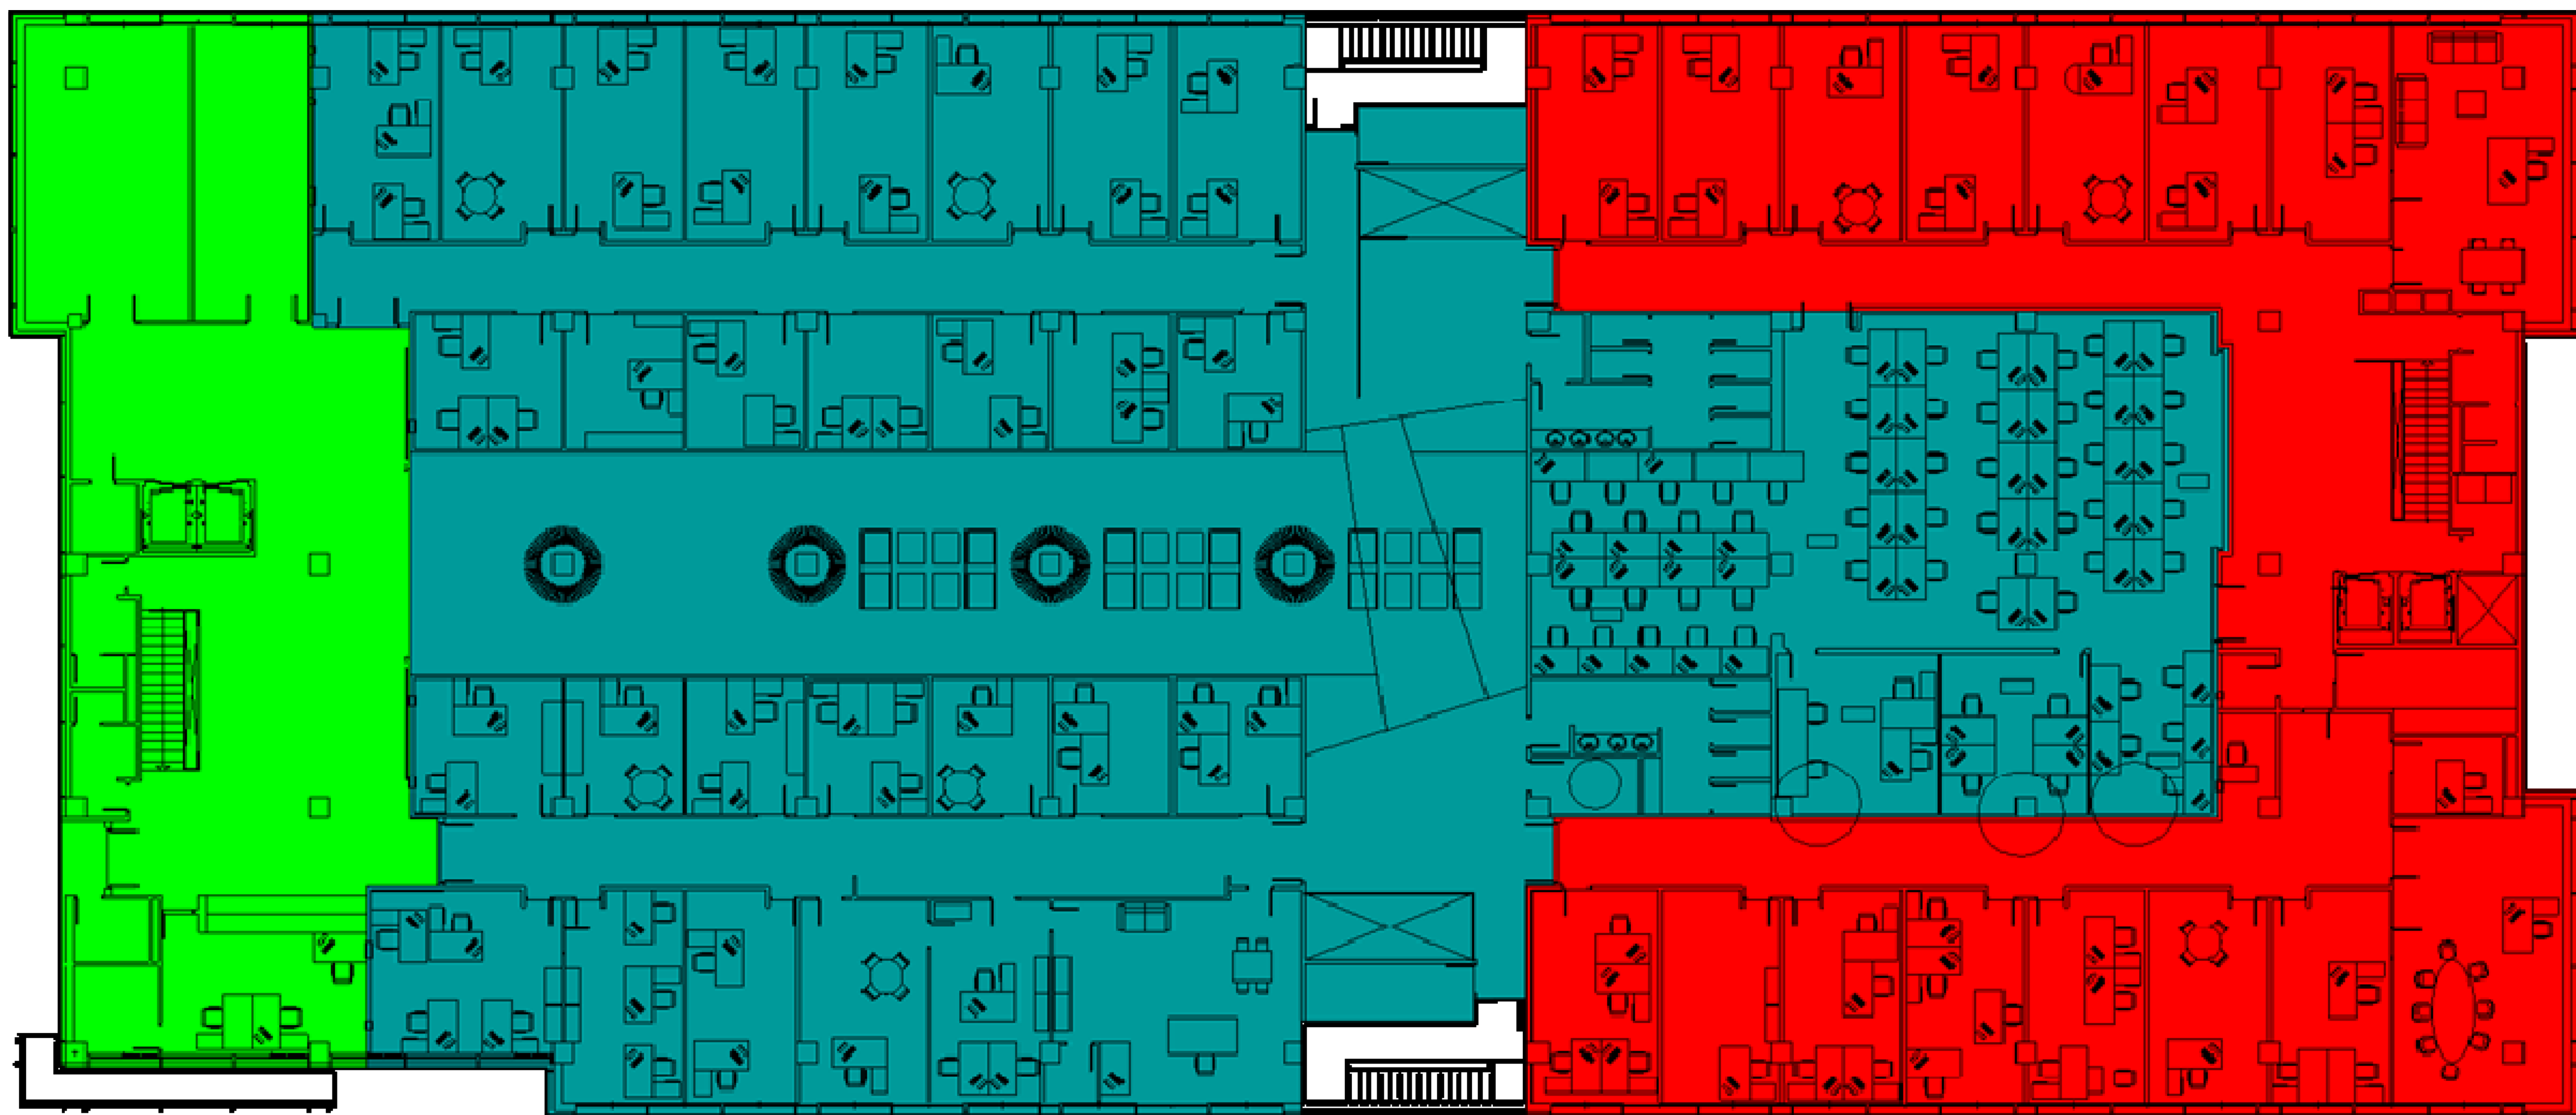

| SECTOR m²/<br>PLANTA | SECTOR          | SECTOR          | SECTOR          | SECTOR          | SECTOR        |
|----------------------|-----------------|-----------------|-----------------|-----------------|---------------|
| PLANTA 4ª            | 223,84          | 969,16          | 857,86          |                 |               |
| PLANTA 3ª            | 294,48          | 1.372,06        | 663,19          |                 |               |
| PLANTA 2ª            | 103,07          |                 | 425,84          | 1.029,62        |               |
| PLANTA 1ª            | 102,73          |                 | 492,95          | 1.453,86        |               |
| PLANTA BAJA          | 1.476,30        |                 | 48,16           |                 | 846,32        |
| <b>TOTAL</b>         | <b>2.200,42</b> | <b>2.341,22</b> | <b>2.488,01</b> | <b>2.483,48</b> | <b>846,32</b> |


|                                                                                                                                                                                                                                                                                                                                                                          |                                                                                   |                                                                                                                                                                                                                                                                                                                                                                                                                                                                                                                   |               |            |                 |                  |     |    |                                                                                   |  |
|--------------------------------------------------------------------------------------------------------------------------------------------------------------------------------------------------------------------------------------------------------------------------------------------------------------------------------------------------------------------------|-----------------------------------------------------------------------------------|-------------------------------------------------------------------------------------------------------------------------------------------------------------------------------------------------------------------------------------------------------------------------------------------------------------------------------------------------------------------------------------------------------------------------------------------------------------------------------------------------------------------|---------------|------------|-----------------|------------------|-----|----|-----------------------------------------------------------------------------------|--|
| <p><b>PROYECTO DE:</b></p> <p style="text-align: center;"><b>ADAPTACIÓN SECTORIZACIÓN Y EVACUACIÓN</b><br/><b>EDIFICIO ADMINISTRATIVO ASE-INFANTE</b></p> <p><b>PETICIONARIO:</b><br/>Región de Murcia<br/>Consejería de Hacienda y Administraciones Públicas</p>                                                                                                        | <p><b>SITUACIÓN:</b><br/>Avenida Infante Don Juan Manuel, 14<br/>30011 Murcia</p> | <p><b>QUANTO INGENIERIA</b></p> <p style="text-align: center;">I N G E N I E R Í A<br/>C O N S U L T I N G<br/>E F I C I E N C I A<br/>E S T U D I O S</p> <p style="text-align: center;"> <small>Quanto Ingeniería S.L.P.<br/>C/Moreno, Manzana 4<br/>Parcela 1-2, P/La Palmerita<br/>30000 Molina de Segura, Murcia</small> </p> <p style="text-align: center;"> <a href="mailto:quantoingenieria@quantoingenieria.net">quantoingenieria@quantoingenieria.net</a><br/>             T + 94968629104         </p> |               |            |                 |                  |     |    |                                                                                   |  |
| <table border="1" style="width: 100%; border-collapse: collapse;"> <tr> <td style="width: 30%;"><b>EXPT:</b></td> <td>1181_2017_obra</td> </tr> <tr> <td><b>FECHA:</b></td> <td>Julio 2017</td> </tr> <tr> <td><b>ESCALAS:</b></td> <td><b>PLANO Nº:</b></td> </tr> <tr> <td style="text-align: center;">S/E</td> <td style="text-align: center;">16</td> </tr> </table> | <b>EXPT:</b>                                                                      | 1181_2017_obra                                                                                                                                                                                                                                                                                                                                                                                                                                                                                                    | <b>FECHA:</b> | Julio 2017 | <b>ESCALAS:</b> | <b>PLANO Nº:</b> | S/E | 16 | <p><b>PLANO DE:</b></p> <p style="font-size: 1.2em;">Sectorización. Planta 3ª</p> |  |
| <b>EXPT:</b>                                                                                                                                                                                                                                                                                                                                                             | 1181_2017_obra                                                                    |                                                                                                                                                                                                                                                                                                                                                                                                                                                                                                                   |               |            |                 |                  |     |    |                                                                                   |  |
| <b>FECHA:</b>                                                                                                                                                                                                                                                                                                                                                            | Julio 2017                                                                        |                                                                                                                                                                                                                                                                                                                                                                                                                                                                                                                   |               |            |                 |                  |     |    |                                                                                   |  |
| <b>ESCALAS:</b>                                                                                                                                                                                                                                                                                                                                                          | <b>PLANO Nº:</b>                                                                  |                                                                                                                                                                                                                                                                                                                                                                                                                                                                                                                   |               |            |                 |                  |     |    |                                                                                   |  |
| S/E                                                                                                                                                                                                                                                                                                                                                                      | 16                                                                                |                                                                                                                                                                                                                                                                                                                                                                                                                                                                                                                   |               |            |                 |                  |     |    |                                                                                   |  |



Si desea verificar este visado puede hacerlo en "http://www.colim.es/verificacion". También puede hacerlo mediante el código QR indicado a la derecha o accediendo aquí.  
**COLEGIO OFICIAL DE GRADUADOS EN INGENIERÍA DE LA RAMA INDUSTRIAL DE LA REGIÓN DE MURCIA**  
Nº V.: 380.002.2017  
Nº A.: 27.07.2023  
C.V.S.: 082AD0027



COLEGIO OFICIAL DE GRADUADOS EN INGENIERÍA DE LA RAMA INDUSTRIAL DE LA REGIÓN DE MURCIA  
Colegiado/a: 3048 MARTÍNEZ HERNÁNDEZ PEDRO JOSÉ.  
Domicilio Profesional: C/ San Juan, 10, 30001 Murcia  
Descripción: REEDIFICACIÓN INTERIOR DE UN EDIFICIO ADMINISTRATIVO EXISTENTE CON EL FIN DE ADAPTAR LA SECTORIZACIÓN Y EV

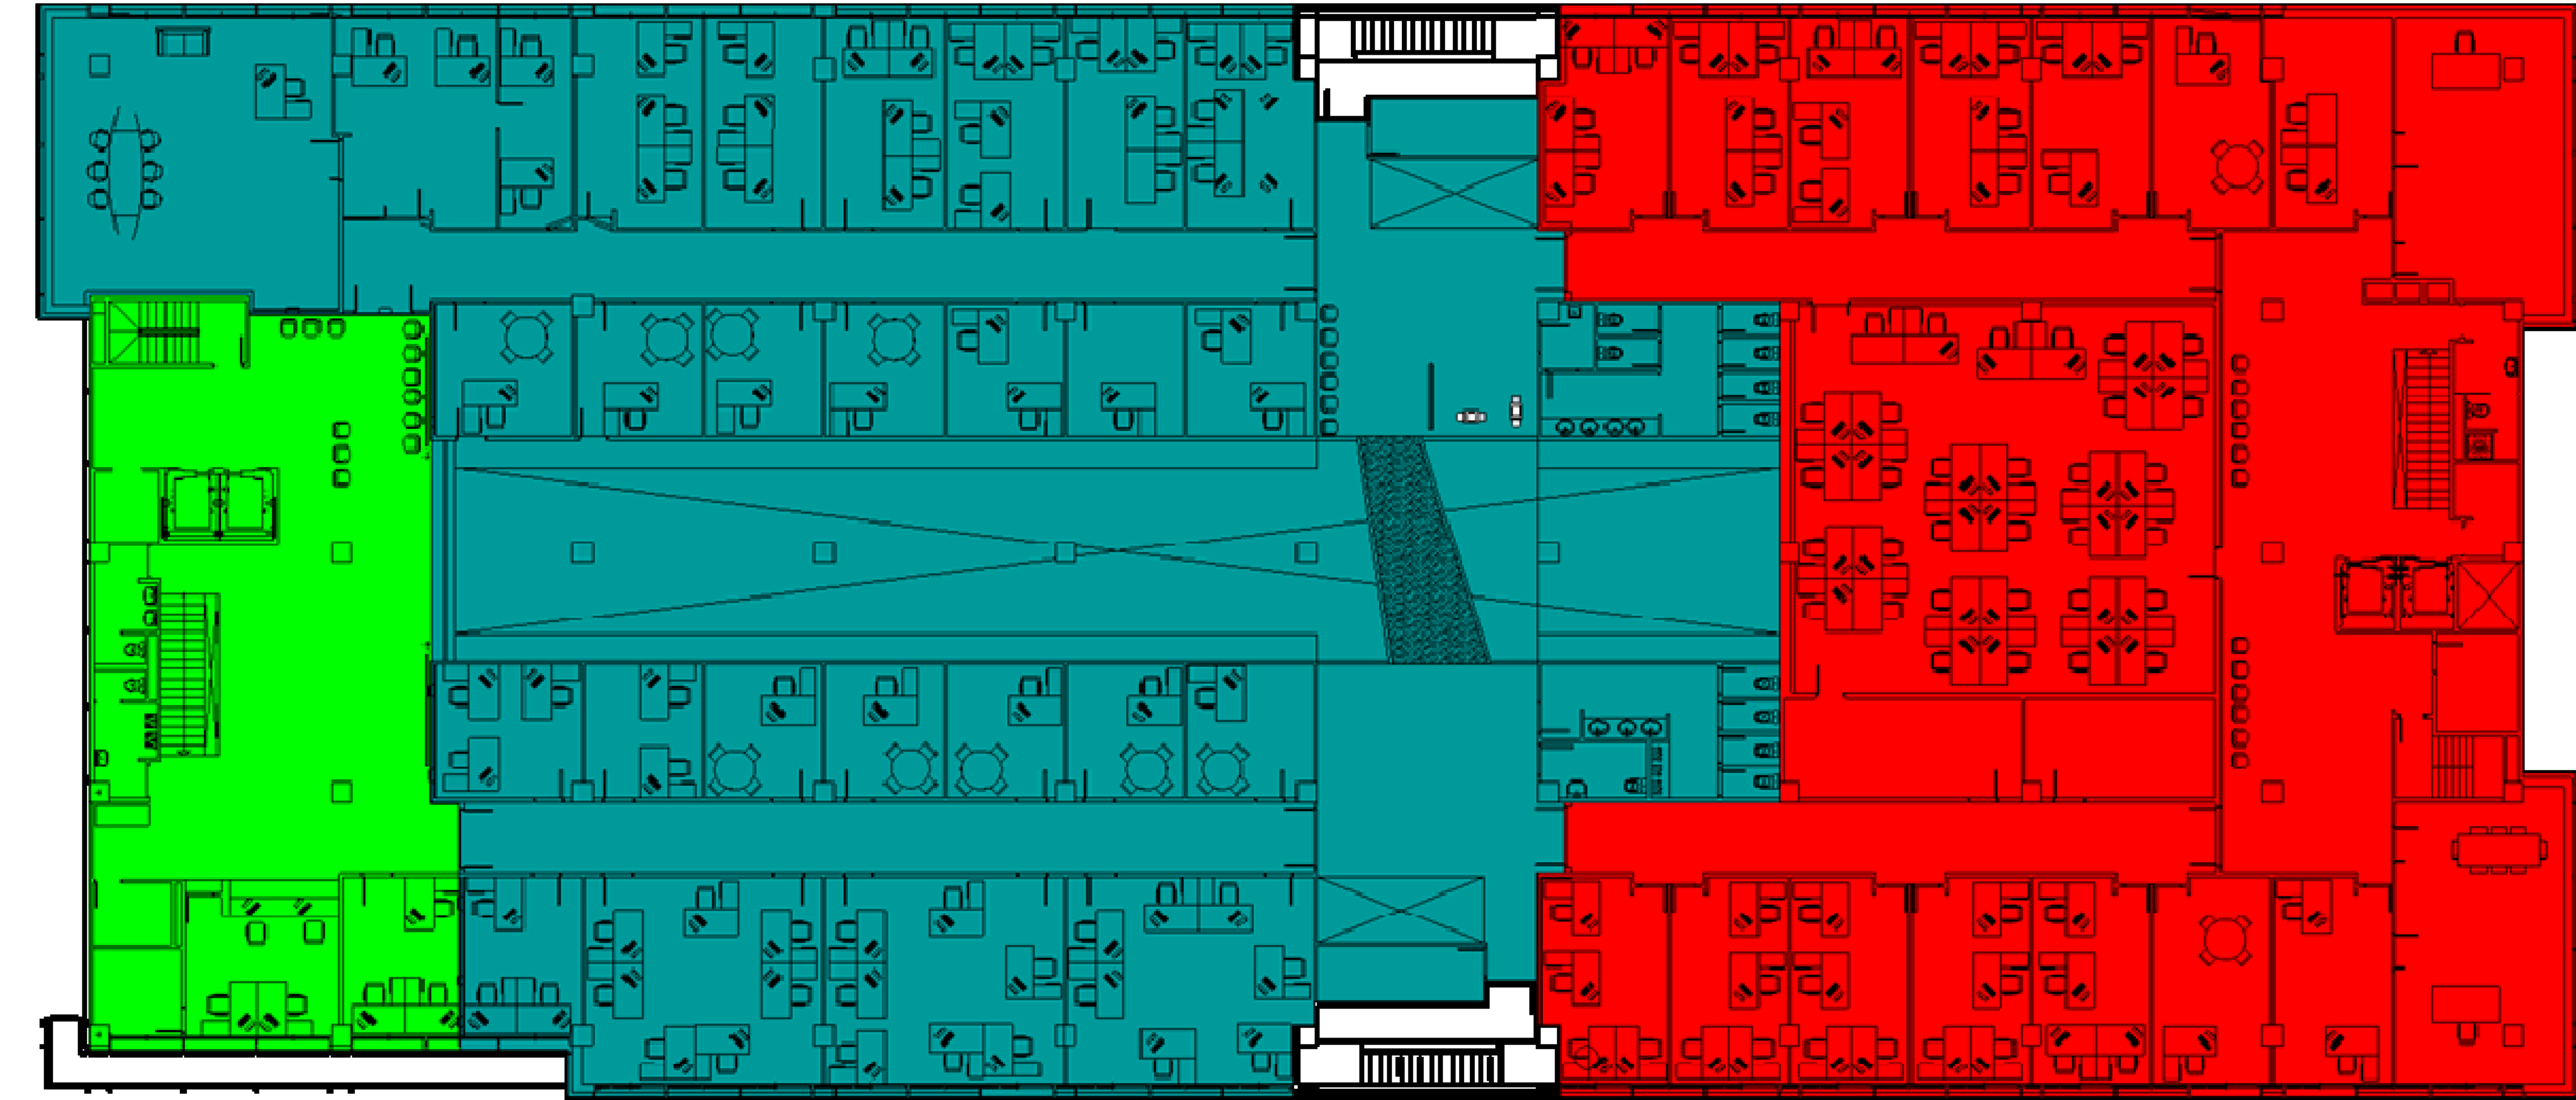

| SECTOR m <sup>2</sup> /<br>PLANTA | SECTOR   | SECTOR   | SECTOR   | SECTOR   | SECTOR |
|-----------------------------------|----------|----------|----------|----------|--------|
| PLANTA 4ª                         | 223,84   | 969,16   | 857,86   |          |        |
| PLANTA 3ª                         | 294,48   | 1.372,06 | 663,19   |          |        |
| PLANTA 2ª                         | 103,07   |          | 425,84   | 1.029,62 |        |
| PLANTA 1ª                         | 102,73   |          | 492,95   | 1.453,86 |        |
| PLANTA BAJA                       | 1.476,30 |          | 48,16    |          | 846,32 |
| TOTAL                             | 2.200,42 | 2.341,22 | 2.488,01 | 2.483,48 | 846,32 |

**PROYECTO DE:**  
ADAPTACIÓN SECTORIZACIÓN Y EVACUACIÓN  
EDIFICIO ADMINISTRATIVO ASE-INFANTE

**PETICIONARIO:**  
Región de Murcia  
Consejería de Hacienda y Administraciones Públicas

**EXPIE:** 1181\_2017\_obra  
**FECHA:** Julio 2017  
**ESCALAS:** S/E

**SITUACIÓN:**  
Avenida Infante Don Juan Manuel, 14  
30011 Murcia

**PLANO DE:**  
Sectorización. Planta 4ª

**PLANO Nº:** 17

**Ingeniero Técnico Industrial:**  
  
Pedro J. Martínez Hernández.  
Colegiado Nº 3048

**QUANTO INGENIERÍA**  
  
INGENIERÍA  
CONSULTING  
EFICIENCIA  
ESTUDIOS  
Quanto Ingeniería S.L.A.  
C/Alfonso de Aragón, 14  
Parcela 1-2, P.La Palmera  
30000 Murcia de Segura, Murcia  
quantoingenieria@quantoingenieria.net  
T +34969629104



0.42

0.1

Placa anclaje a forjado  
200x100x10 (Ø12mm)


Perfil estructural c/1.00mts, 80x40x3

Cajeado pladur

Soporte tipo 2, peso 350/679kg

Detalle Perfil  
s/e

T-1
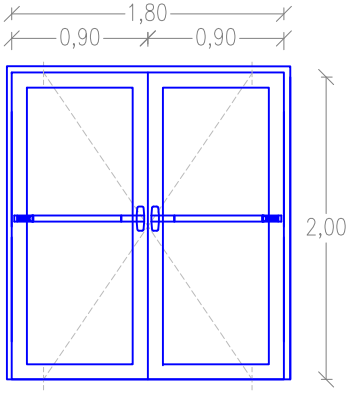
|                                                                                 |                                                                                     |
|---------------------------------------------------------------------------------|-------------------------------------------------------------------------------------|
| <p>CARPINTERÍA<br/>VIDRIO</p> <p>PUERTA CORTAFUEGOS<br/>PIVOTANTE EN VIDRIO</p> |  |
| <p>TIPO</p>                                                                     | <p><b>P-6</b></p>                                                                   |
| <p>UNIDADES</p>                                                                 | <p><b>1</b></p>                                                                     |
| <p>DIMENSIONES AXB</p>                                                          | <p><b>1,80X2,00</b></p>                                                             |

Technical drawing of a door assembly showing the elevation (Alzado) and plan (Planta) views.

**Alzado (Elevation):** Shows a door with a width of 0.82 and a height of 2.10. The door is labeled "Alzado".

**Planta (Plan):** Shows a door with a width of 0.108 and a height of 0.148. The door is labeled "Planta".

**Door Details:**

- Door type: T-3 Hojas contrapuestas
- Door number: 1
- Door size: 7,00X2,10

0.42

0.1

Cajeado pladur

Placa anclaje a forjado  
200x100x10 (2Ø12mm)

Perfil estructural c/1.00mts, 80x40x3

Soporte tipo 1 hasta 340 Kg

Detalle Perfil  
s/e

T-2 / T-3

## LEYENDAS DE PUERTAS y TABIQUES MÓVILES

|      |                                                                                                                                                  |
|------|--------------------------------------------------------------------------------------------------------------------------------------------------|
| P-1: | Puerta cortafuegos de acero galvanizado, pivotante homologada, EI2 60-C5, de dos hojas de 63 mm de espesor, 1800x2000mm de luz y altura de paso. |
| P-2: | Puerta cortafuegos de acero galvanizado, pivotante homologada, EI2 60-C5, de una hoja de 63 mm de espesor, 900x2000 mm de luz y altura de paso.  |
| P-3: | Puerta cortafuegos homologada, de madera, EI1 60-C5, de dos hojas, lisas, de 203x82,5x5,4 cm                                                     |
| P-4: | Puerta cortafuegos homologada, de madera, EI1 60-C5, de dos hojas, lisas, de 203x82,5x5,4 cm                                                     |
| P-5: | Puerta interior abatible, ciega, de una hoja de 203x82,5x3,5 cm, de tablero aglomerado, chapado con iroko y barnizada.                           |
| P-6: | Puerta cortafuegos pivotante homologada en vidrio, EI2 60-C5, de dos hojas de 23 mm de espesor, 1800x2000 mm.                                    |
| T-1: | Tabique móvil con resistencia al fuego EI 120, de dos hojas telescópicas de 2100hx3500x108 mm, con puerta de 80x200cm.                           |
| T-2: | Tabique móvil con resistencia al fuego EI 120, de dos hojas contrapuestas de 2100hx3500x108 mm, con puerta de 80x200cm.                          |

|                                                                                                                                    |                                                                                       |            |
|------------------------------------------------------------------------------------------------------------------------------------|---------------------------------------------------------------------------------------|------------|
| <p>CARPINTERÍA<br/>METÁLICA<br/>FORRADA EN<br/>MADERA</p> <p>PUERTA CORTAFUEGOS<br/>RECHAPADO CON CHAPA<br/>DE MADERA DE IROKO</p> |  |            |
|                                                                                                                                    |  |            |
|                                                                                                                                    | TIPO                                                                                  |            |
|                                                                                                                                    | UNIDADES                                                                              |            |
| DIMENSIONES AXB                                                                                                                    | 0,925X2,03                                                                            | 0,825X2,03 |

|                                                                                                                                            |                  |                                                                                                                                                                                                                                                                                                                  |
|--------------------------------------------------------------------------------------------------------------------------------------------|------------------|------------------------------------------------------------------------------------------------------------------------------------------------------------------------------------------------------------------------------------------------------------------------------------------------------------------|
| <b>PROYECTO DE:</b><br><b>ADAPTACIÓN SECTORIZACIÓN Y EVACUACIÓN</b><br><b>EDIFICIO ADMINISTRATIVO ASE-INFANTE</b>                          |                  | <br><br><b>QUANTO INGENIERIA</b><br><br>CONSULTING<br>EFICIENCIA<br>ESTUDIOS<br><br><small>Quanto Ingenieria S.L.P.<br/>C/Worsted, Manzana A<br/>Parcela I-2, Pol. La Polvorista<br/>30500 Molina de Segura, Murcia</small> |
| <b>PETICIONARIO:</b><br>Región de Murcia<br>Consejería de Hacienda y Administraciones Públicas                                             |                  |                                                                                                                                                                                                                                                                                                                  |
| <b>SITUACIÓN:</b><br>Avenida Infante Don Juan Manuel, 14<br>30011 Murcia                                                                   |                  |                                                                                                                                                                                                                                                                                                                  |
| <b>EXYTE:</b> 1181_2017_obra                                                                                                               | <b>PLANO DE:</b> |                                                                                                                                                                                                                                                                                                                  |
| <b>FECHA:</b> Septiembre de 2017                                                                                                           |                  | <a href="mailto:quantoingeniera@quantoingeniera.net">quantoingeniera@quantoingeniera.net</a><br><b>T +34968629104</b>                                                                                                                                                                                            |
| <b>ESCALAS:</b>                                                                                                                            | <b>PLANO Nº:</b> |                                                                                                                                                                                                                                                                                                                  |
| S/E                                                                                                                                        | 18A              |                                                                                                                                                                                                                                                                                                                  |
| <b>DETALLES DE CARPINTERÍA Y TABIQUES MÓVILES.</b>                                                                                         |                  |                                                                                                                                                                                                                                                                                                                  |
| <i>Ingeniero Técnico Industrial:</i><br><br><br><p style="margin-top: 0;"><b>Pedro J. Martínez Hernández.</b></p> <p>Colegiado Nº 3048</p> |                  |                                                                                                                                                                                                                                                                                                                  |



Si desea verificar este visado puede hacerlo en "http://www.coitirm.es:verificacion". También puede hacerlo mediante el código QR indicado a la derecha o pinchando aquí

**COLEGIO OFICIAL DE GRADUADOS EN INGENIERÍA DE LA RAMA INDUSTRIAL e INGENIEROS TÉCNICOS INDUSTRIALES DE LA REGIÓN DE MURCIA**

Colegiado/s: 3.048. MARTINEZ HERNANDEZ, PEDRO JOSE;  
Cliente/Promotor: CONSEJERIA DE HACIENDA;  
Descripción: REFORMA INTERIOR DE UN EDIFICIO ADMINISTRATIVO EXISTENTE CON EL FIN DE ADAPTAR LA SECTORIZACIÓN Y EV

Nº V.: 380.003/2017  
18/09/2017 17:07:29  
C.V.S.: JBCADJD27



## Colegio Oficial/Asociación de Graduados en Ingeniería de la rama industrial e Ingenieros Técnicos Industriales de la Región de Murcia

El presente documento ha sido firmado digitalmente al amparo de la ley 59/2003 de 19/2 de firma electrónica.  
Igualmente ha sido sellado mediante una marca en TODAS sus páginas.

### RESUMEN

**AUTORIA.- Colegiado/s:**  
**3.048 - MARTINEZ HERNANDEZ, PEDRO JOSE**

**Nº VISADO : 380.003 / 2017**

**Fecha/hora: 18/09/2017 17:07:31**

**REFORMA INTERIOR DE UN EDIFICIO ADMINISTRATIVO  
EXISTENTE CON EL FIN DE ADAPTAR LA SECTORIZACION  
Y EVACUACION EN CASO DE INCENDIOS CONFORME LA  
NORMATIVA VIGENTE**

Documento firmado por la secretaría técnica, comprobando la identidad y  
habilitación profesional del autor del documento y la corrección e integridad  
formal del mismo de acuerdo con la normativa aplicable al trabajo descrito.

Si desea verificar este visado, puede hacerlo de una de las siguientes formas:

- Mediante un teléfono móvil con lector de código QR, leyendo el código aquí indicado.
- Por Internet, entrando por <http://coitirm.com>, apartado Verificación. CVS = JBCADJD27
- Si lo está viendo en un ordenador, puede pinchar en cualquier parte de la marca de agua.

